


RISTRUTTURAZIONE DI UN EDIFICIO COMMERCIALE DENOMINATO "WORK 242"

Stato di fatto acque meteoriche - ubicazione scarichi e compluvi

all. a pratica sportello SUAP Comune di Treviso - Pratica
n° 02199760287-01082014-1747 - Ristrutturazione
Edilizia 'pesante' con Dichiarazione Inizio Attività

scala 1:500

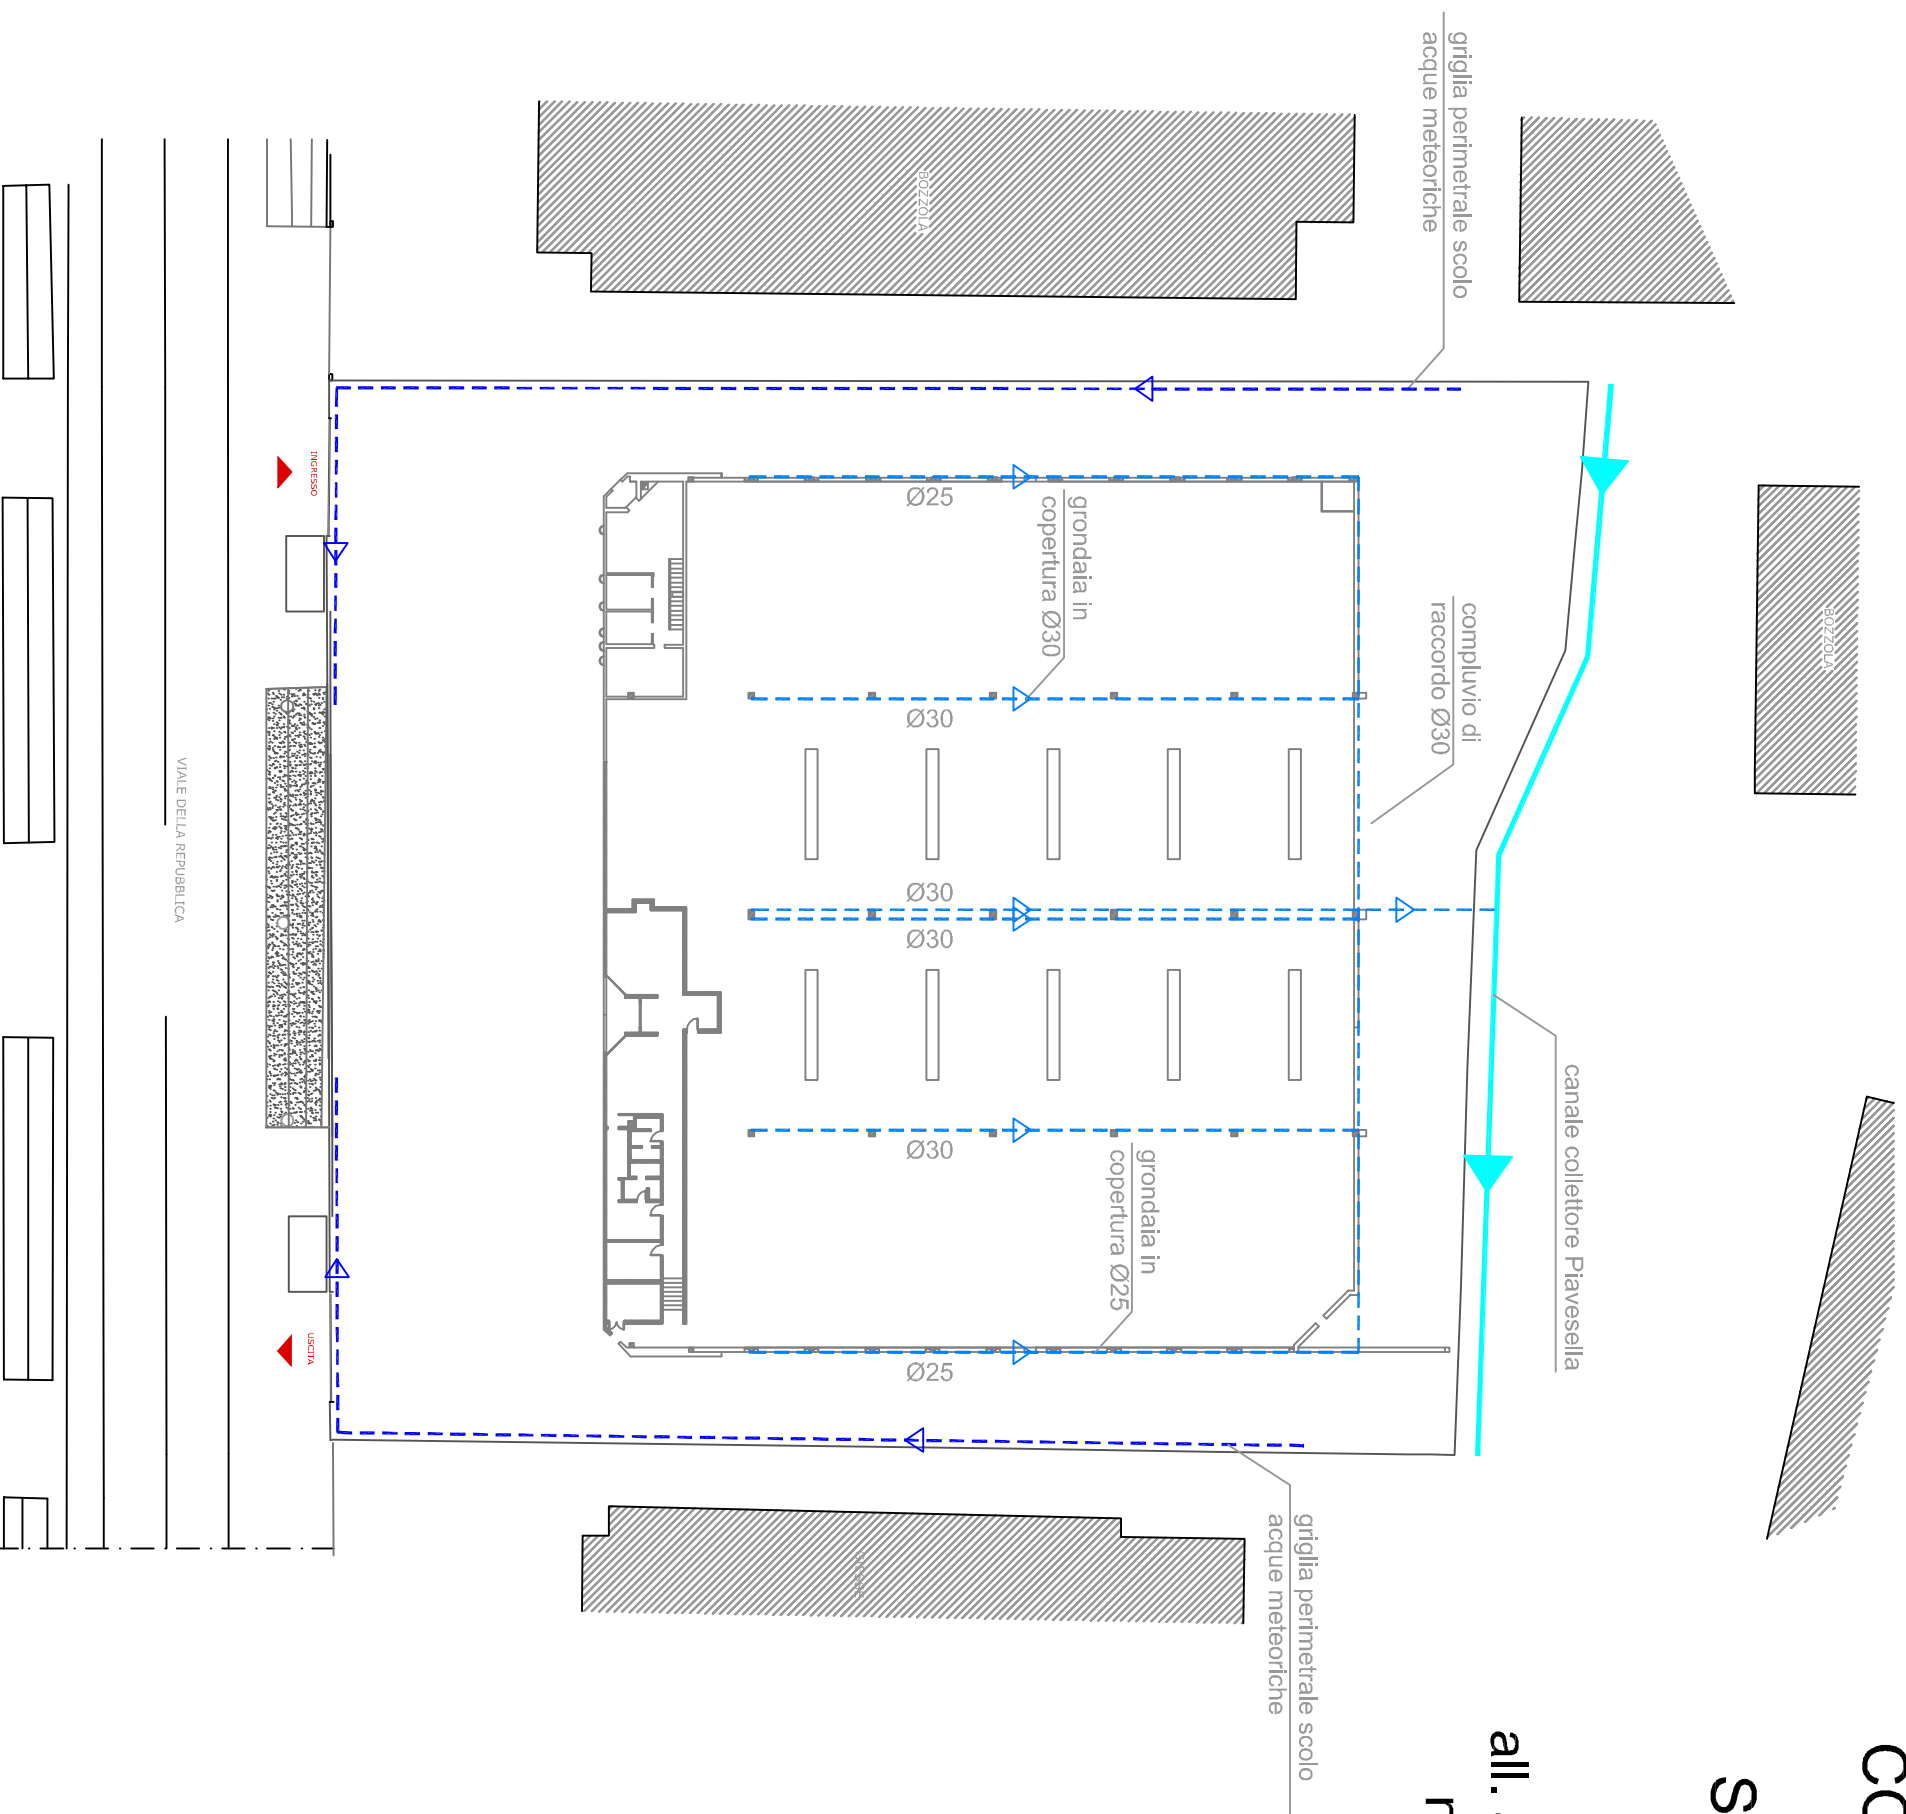


PROGETTISTA GENERALE:



Technozeta s.a.s. di Zanello Ing. Stefano & C.
Via Sotto gli Orti, 4 - 33034 Fagagna (Ud) - tel./fax 0432 810386
e-mail technozeta.stefano@gmail.com

PROGETTISTA DEGLI IMPIANTI E DEI SISTEMI DI SICUREZZA E ANTINCENDIO:

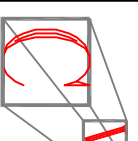

STUDIO DI INGEGNERIA CONTE Ing. VINCENZO
Progettazione impianti tecnologici civili ed industriali - prevenzione incendi
Viale della Repubblica n. 193/I - TREVISO -
Tel. 0422/303529-Fax 0422/314768 e-mail: info@studioingconte.it

VALIDAZ. COMMITTENTE:
Cazzaro Costruzioni Srl

VALIDAZ. IMPRESA:

APPROVAZIONE OPERATORI COMMERCIALI: