

 <b>SNAM RETE GAS</b>	<b>PROGETTISTA</b>  <b>SAIPEM</b>	<b>COMMESSA</b> <b>P67140</b>	<b>UNITÀ</b> <b>00</b>
	<b>LOCALITÀ'</b> <b>Istrana (TV)</b>	<b>SPC. 00-ZA-E-85492</b>	
	<b>PROGETTO</b> <b>Adeguamento Impianto di Istrana</b> <b>RISPOSTE ALLE RICHIESTE DI INTEGRAZIONE</b> <b>da parte della Provincia di Treviso nell'ambito della</b> <b>Verifica di assoggettabilità alla VIA</b>	<b>ALLEGATO G</b>	<b>Rev. 1</b>

**RISPOSTE ALLE RICHIESTE DI INTEGRAZIONE  
 DELLA PROVINCIA DI TREVISO NELL'AMBITO DELLA  
 VERIFICA DI ASSOGGETTABILITÀ ALLA VIA**

**(Lettera Provincia di Treviso Prot. N°2017/0033229 Pratica  
 N°2017/606 del 18/04/2017)**

**ALLEGATO G**  
**Planimetria aree per lo stoccaggio di materie e rifiuti**  
**Stato Attuale**


**Progetto di Adeguamento dell'Impianto di  
 compressione gas di Istrana**

**NOTE GENERALI:**

- TUTTE LE DIMENSIONI SONO ESPRESSE IN mm
- LE QUOTE IN ELEVAZIONE SONO IN m E RIFERITE ALLO 0.00 S.L.M.M.

**LEGENDA APPARECCHIATURE:**


- ① TURBOCOMPRESSORI TC-3/4 (PGT-25 'A')
- ② TURBOCOMPRESSORI TC-1/2 (SR-3R)
- ③ REFRIGERANTE OLIO DI LUBRIFICAZIONE TC-3/4
- ④ FILTRI GAS DI CENTRALE PER TC3-TC4
- ⑤ REFRIGERANTE OLIO DI LUBRIFICAZIONE TC-1/2
- ⑥ ANTENNA PONTE RADIO
- ⑦ FABBRICATO UFFICI, OFFICINA, AUTORIMESSA, SALA QUADRI, SALA CONTR.
- ⑧ FABBRICATO CALDAIA RISCALDAMENTO CABINATI
- ⑨ CABINA ELETTRICA
- ⑩ FABBRICATO TIPO B3
- ⑪ IMPIANTO DI FITODEPURAZIONE
- ⑫ CABINA CO2
- ⑬ CALDAIA FUEL GAS E STARTING GAS
- ⑭ VASCA ANTINCENDIO CON TETTOIA
- ⑮ SERBATOIO GASOLIO V-5
- ⑯ TRAPPOLE LANCIO/RICEVIMENTO DN 1050 (42') ZIMELLA/MALBORGHETTO
- ⑰ TRAPPOLA DI LANCIO DN 900 (36') - PER CAMISANO
- ⑱ TRAPPOLA DI LANCIO DN 750 (30') - PER MIRA
- ⑲ TRAPPOLA DI LANCIO DN 600 (24') - PER FONZASO
- ⑳ TRAPPOLA DI RICEVIMENTO DN 900 (36') - DA MALBORGHETTO
- ㉑ SERBATOIO SLOP
- ㉒ FILTRI ORIZZONTALI PER TC1-TC2
- ㉓ SISTEMA RECUPERO GAS
- ㉔ FABBR. CALDAIA E COMPRESS. ARIA SERVIZI
- ㉕ PACKAGE AVVIAMENTO IDRAULICO
- ㉖ TETTOIA DEPOSITO FUSTI OLIO
- ㉗ TETTOIA DEPOSITO MATERIALI DI RISULTA
- ㉘ SKID SERBATOI CROGENICI PER CABINATO UNITA
- ㉙ ARMADIO ANTINCENDIO PER CABINATO MOTORE (TC-3 e TC-4)
- ㉚ SERBATOIO DI SLOP CENTRALE V-10 E POMPA P-9
- ㉛ PACKAGE PER GAS CROMOTAGRAFO
- ㉜ VASCA IMHOFF
- ㉝ PACKAGE IMP. DI CONDIZIONAMENTO
- ㉞ TRAPPOLE LANCIO/RICEVIMENTO DN 1200 (48') CAMISANO/ORDEZO
- ㉟ MAGAZZINO PEZZI PESANTI
- ㊱ ZONA VENT (ME-3, ME-2A, ME-6)
- ㊲ SERBATOI E POMPE OLIO LUBRIFICANTE
- ㊳ REFRIGERANTE GAS (AIR COOLER) EA-1
- ㊴ SERBATOIO DI SLOP LINEA
- ㊵ SERBATOIO RACCOLTA ACQUE REFLUE INDUSTRIALI
- ㊶ FABBRICATO MISURE
- ㊷ POZZO ACQUA ANTINCENDIO ED IRRIGUA
- ㊸ PUNTO DI PRELIEVO ACQUA POTABILE DALLA RETE PUBBLICA
- ㊹ PIAZZOLA LAVAGGIO MEZZI MECCANICI
- ㊺ FILTRI GAS COMBUSTIBILE S-8 A/B - MS-4/5/6
- ㊻ POMPA RILANCIO ACQUE REFLUE
- ㊼ VASCA SERBATOIO SLOP V-1 PER TRAPPOLA DI LANCIO DN 750 (30')

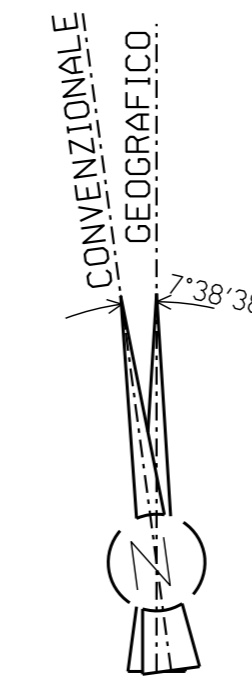

	VERTICE	COORDINATE GAUSS-BOAGA	
R-01	F1	Nord	Est
	F2	5066573.406	2292212.120
	F3	5066574.204	2292218.067
	F4	5066557.548	2292214.248
R-02	F5	5066558.346	2292220.195
	F6	5066630.011	2292178.290
	F7	5066631.102	2292186.417
	F8	5066625.452	2292179.502
D-01	G1	5066544.399	2292085.634
	G2	5066545.581	2292094.253
	G3	5066540.238	2292086.205
	G4	5066541.420	2292094.824
D-02	G5	5066556.182	2292214.186
	G6	5066557.040	2292220.513
	G7	5066545.753	2292212.601
	G8	5066546.611	2292221.927

**LEGENDA:**

R-01	PUNTO DEPOSITO TEMPORANEO RIFIUTI
R-02	SERBATOIO METALLICO PER RACCOLTA ACQUE REFLUE INDUSTRIALI A TENUTA
D-01	SERBATOIO GASOLIO
D-02	AREA DEPOSITO FUSTI OLIO

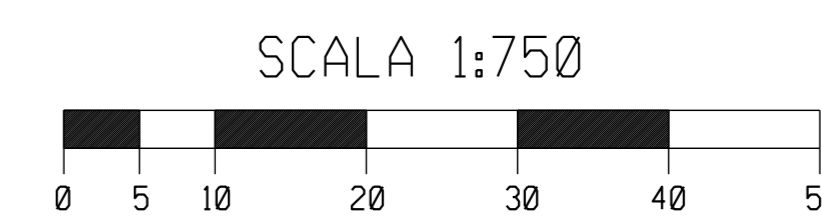

0	01-03-16	EMISSIONE PER ENTI	FULVI	CARBONARI	CARBONARI
Rev	DATA	DESCRIZIONE	ELABORATO	VERIFICATO	APPROVATO
CLIENTE	SNAM RETE GAS	PROGETTISTA	COMPRESA	UNITA' N	
			P67140	00	
ADEGUAMENTO IMPIANTO DI ISTRANA RIESAME CON VALENZA DI RINNOVO DELL'AIA			DIS. N. Allegato B22		
PLANIMETRIA DELLO STABILIMENTO CON INDIVIDUAZIONE DELLE AREE PER LO STOCCAGGIO DI MATERIE E RIFIUTI			REVISIONE 0		
			FO 1 di 1		
			SCALA 1:750		