

PropONENTE

ITALPLAST S.a.s.

Sede Legale

Via Enrico Mattei, 4
31055 Quinto di Treviso (TV)

Ubicazione Impianto

Via Enrico Mattei, 4
31055 Quinto di Treviso (TV)
Foglio 14 - Mappali 536,338 - Censuario Comune di Quinto di Treviso

Progetto

**RINNOVO DELL'AUTORIZZAZIONE
ALL'ESERCIZIO DI UN IMPIANTO DI
RECUPERO DI RIFIUTI NON PERICOLOSI**

Procedura di verifica di assoggettabilità a
VIA ex Art. 13 L.R. 4/2016

Oggetto

PRESIDI AMBIENTALI

Redattore

PropONENTE


Studio Tecnico Arch. Matteo DIANESEP.za Rizzo, 51/1 - 30027 San Donà di Piave (VE) Tel 0421222553 - Fax 04211890213 Web: www.studiodianese.it
E-Mail: m.dianese@studiodianese.it - E-Mail certificata: m.dianese@pec.it - Account Skype: mdianese

Pratica Prot. N. 025.18-169.An Revisione N. Rev.0 - Giugno 2018 - Nome file Progetto_VO.1.dwg

Proprietà riservata. Sono vietate la riproduzione, anche parziale, l'utilizzazione o la consegna a terzi senza autorizzazione scritta (art.2575 c.c.).

LAYOUT GENERALE IMPIANTO

Scala 1:250

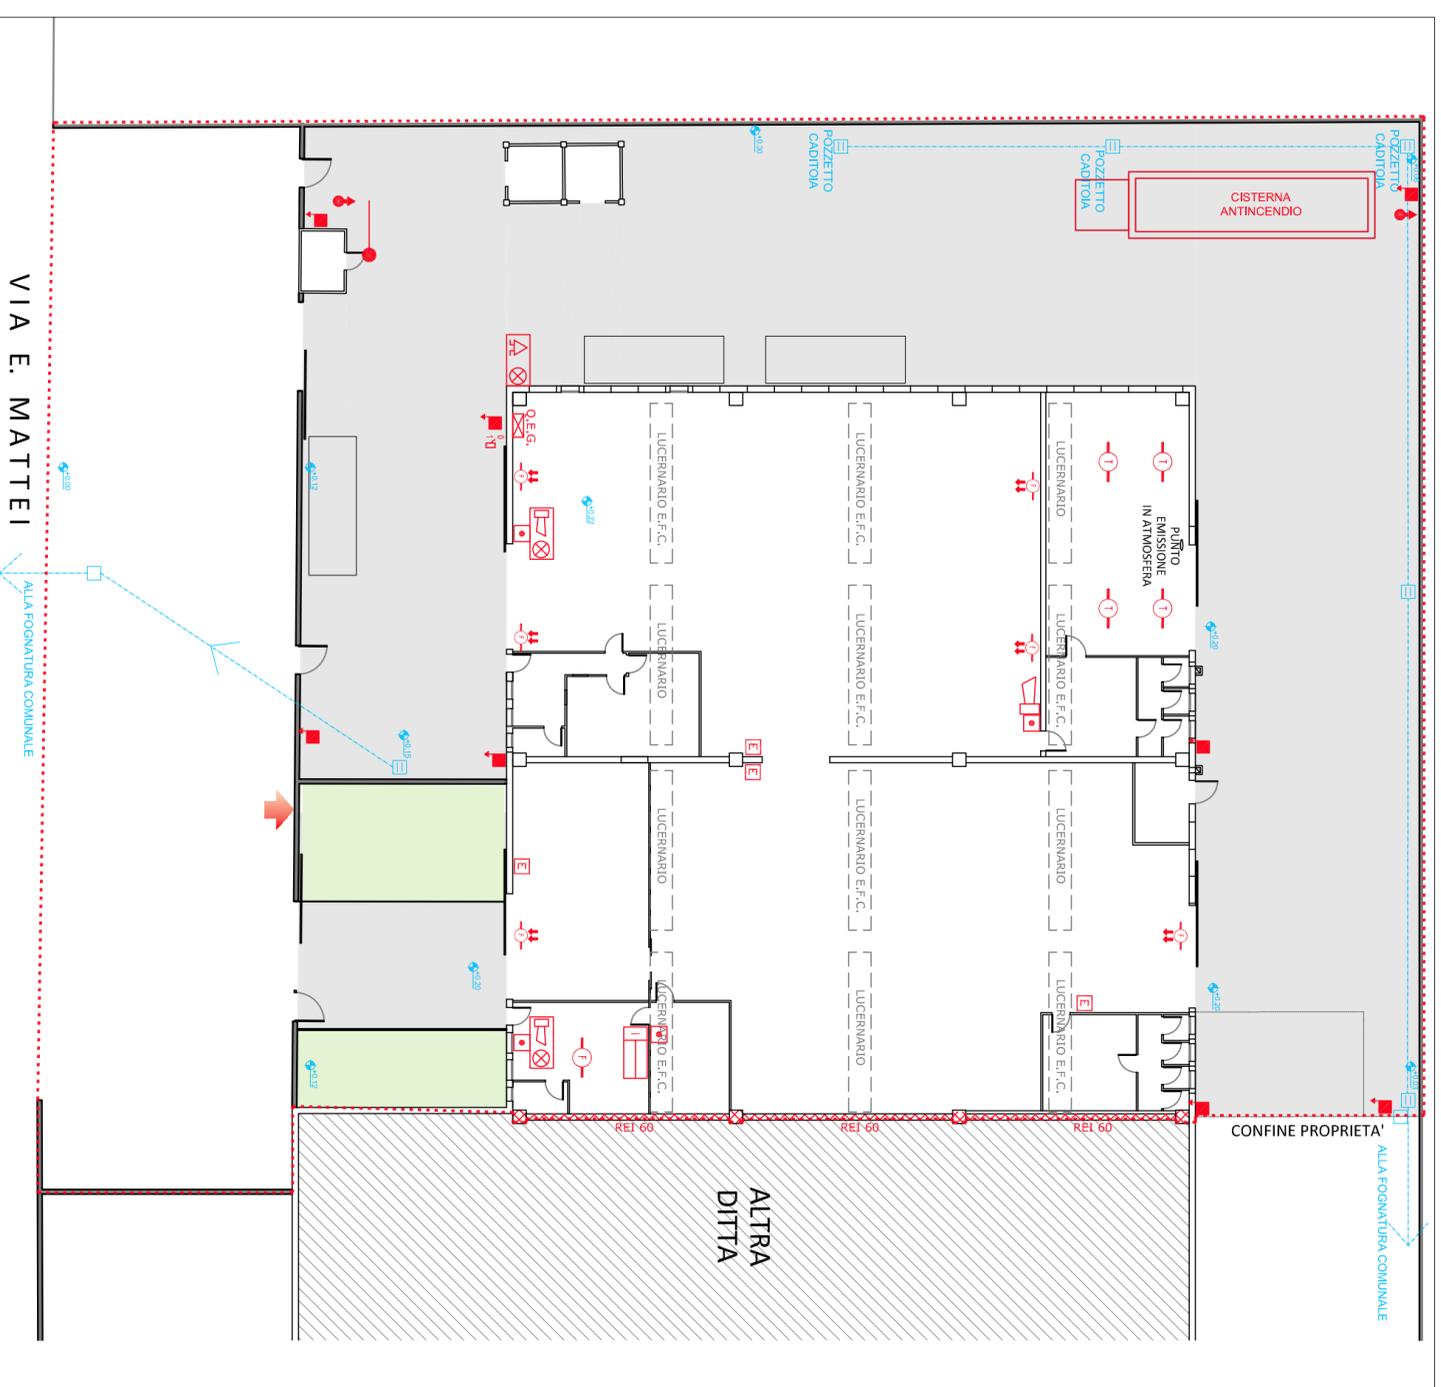

Legenda

- Estintore a parete
- Idrante soprasuolo
- Naspo a parete
- Attacco autopompa VVFF
- Interruttore elettrico generale
- Centrale di controllo e segnalazione antincendio
- Pulsante manuale di allarme antincendio
- Targa ottico acustica di allarme incendio
- Sensore ottico di fumo
- Rilevatore termovelocimetrico in custodia stagna IP65
- Sirena dall'allarme di tipo acustico da interno
- Rilevatore ottico lineare di fumo (ricevitore)
- Rilevatore ottico lineare di fumo (trasmettitore)
- Cavo termosensibile
- Quota relativa pavimentazione
- Tubazione acque meteoriche
- Pozzetto con caditoia
- Pozzetto linea acque meteoriche