
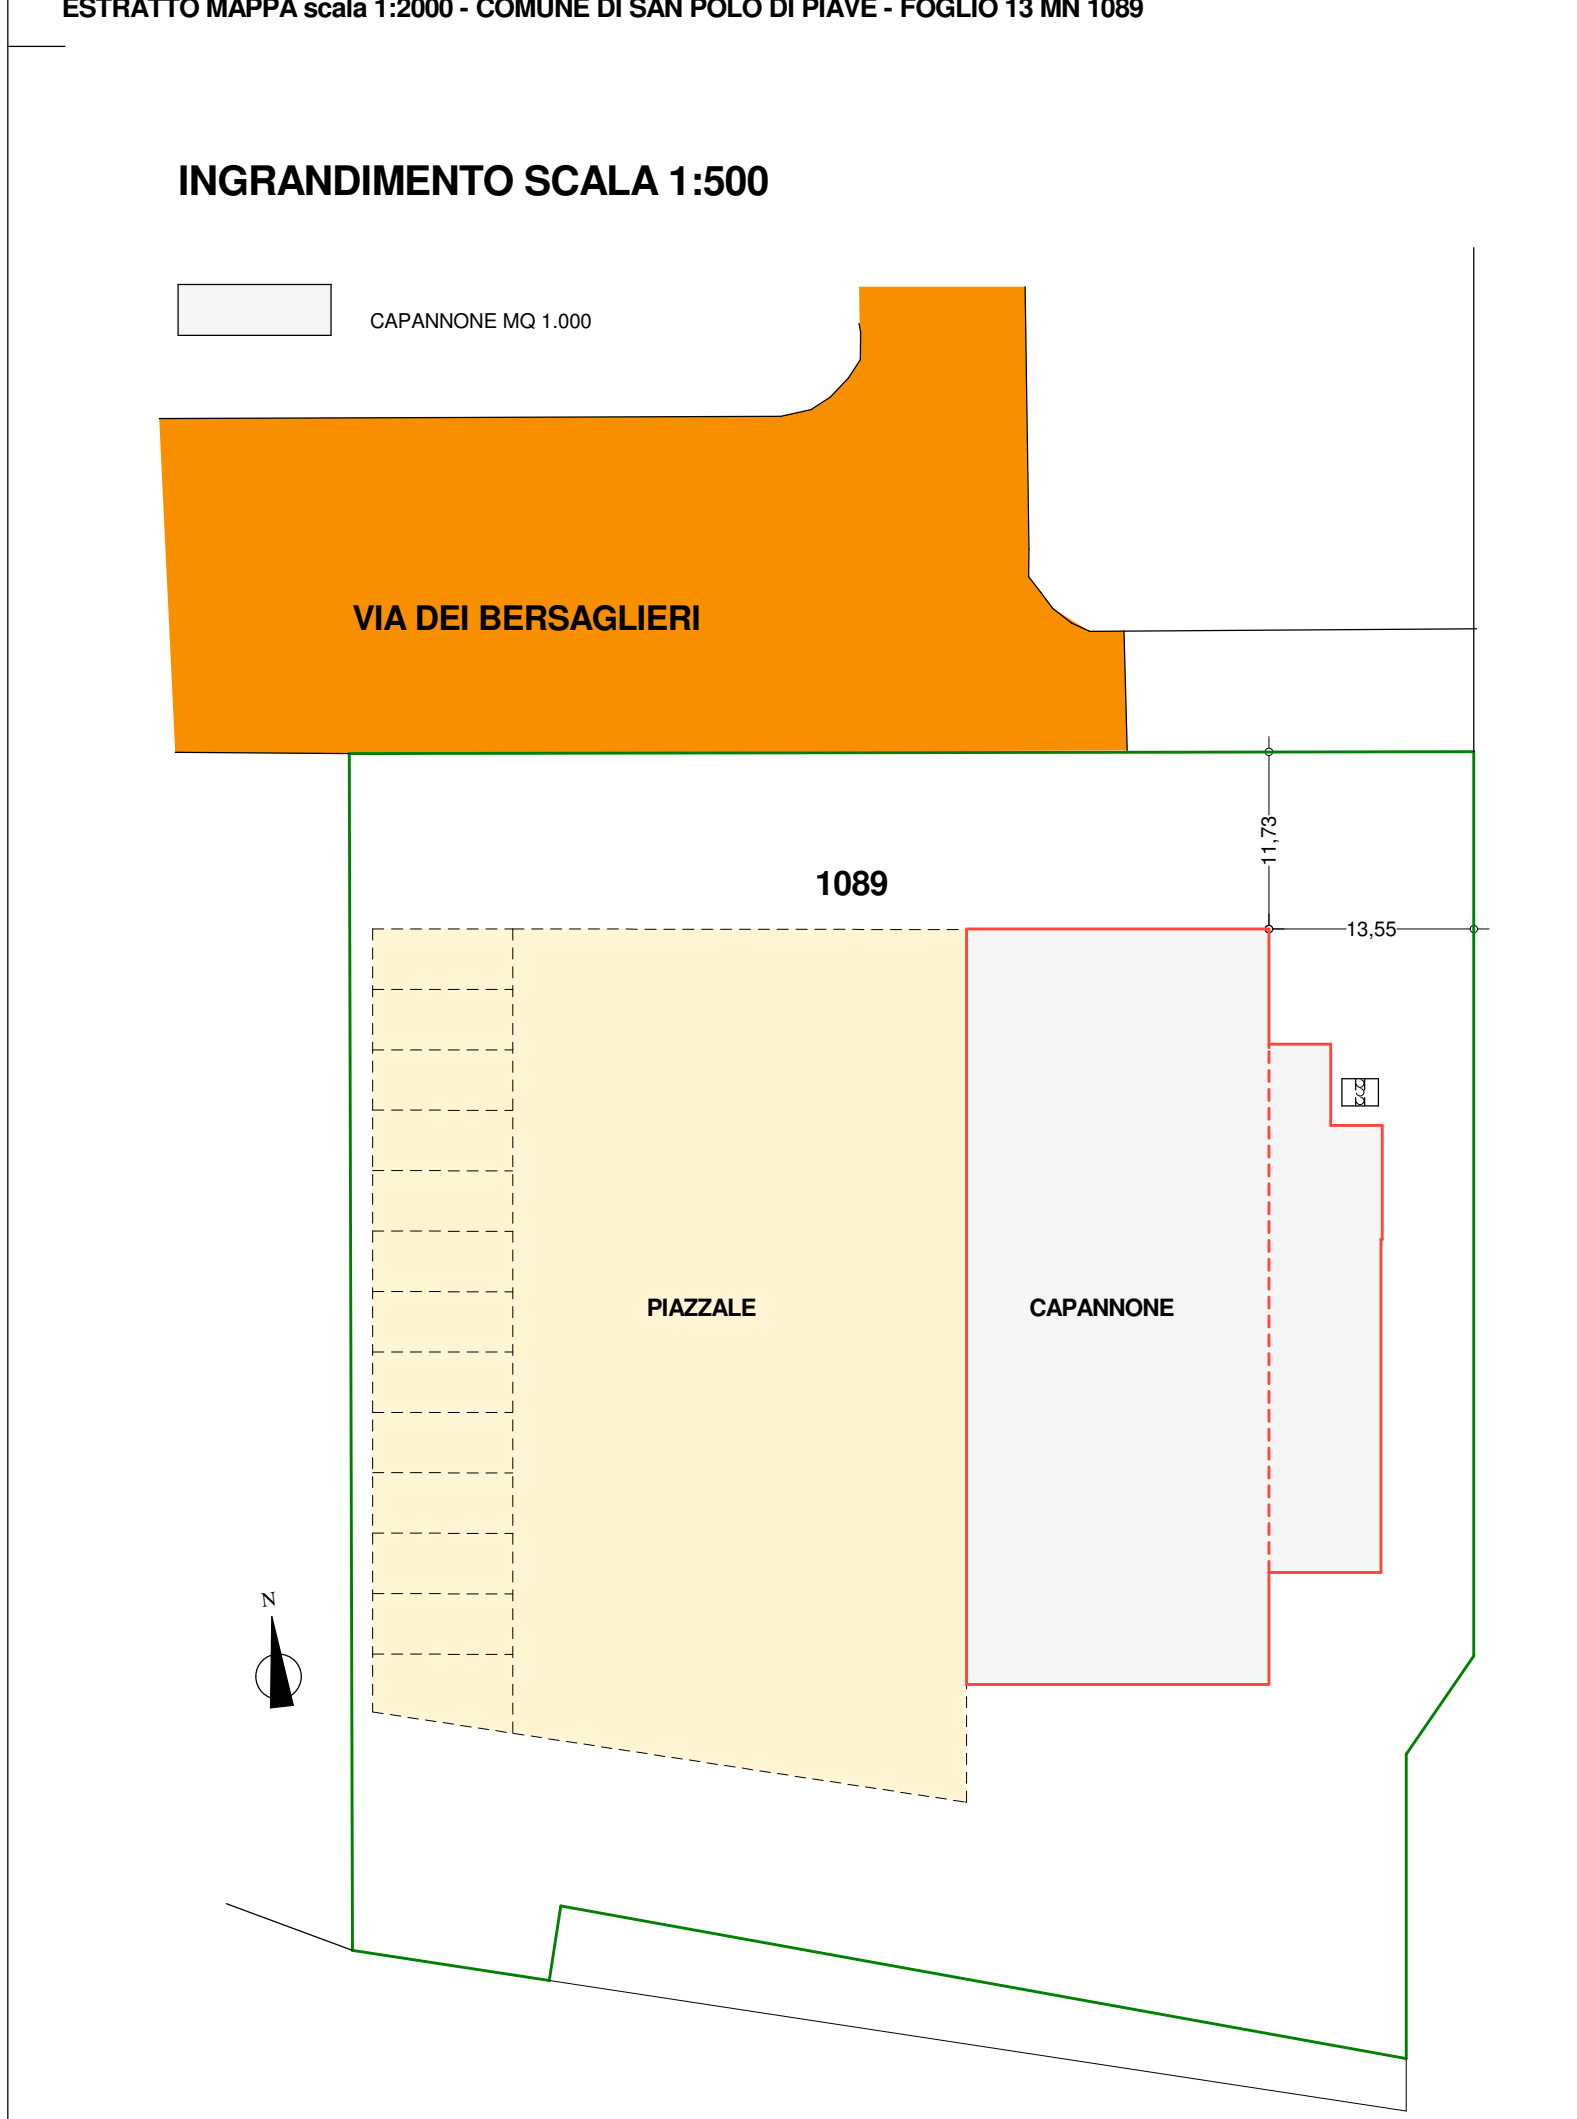


COMUNE DI SAN POLO DI PIAVE			
tavola	ditta : "B & B TRUCIOLI SRL" - PI. 00587900267		
1	oggetto:	- ESTRATTO MAPPA scala 1:2000 - PLANIMETRIA scala 1:500 - PLANIMETRIA scala 1:200	
	UNITA' LOCALE DI VIA DEI BERSAGLIERI		
ubicazione	SAN POLO DI PIAVE FOG. 13 MN 1089	tipo	il tecnico
		VARIE	data

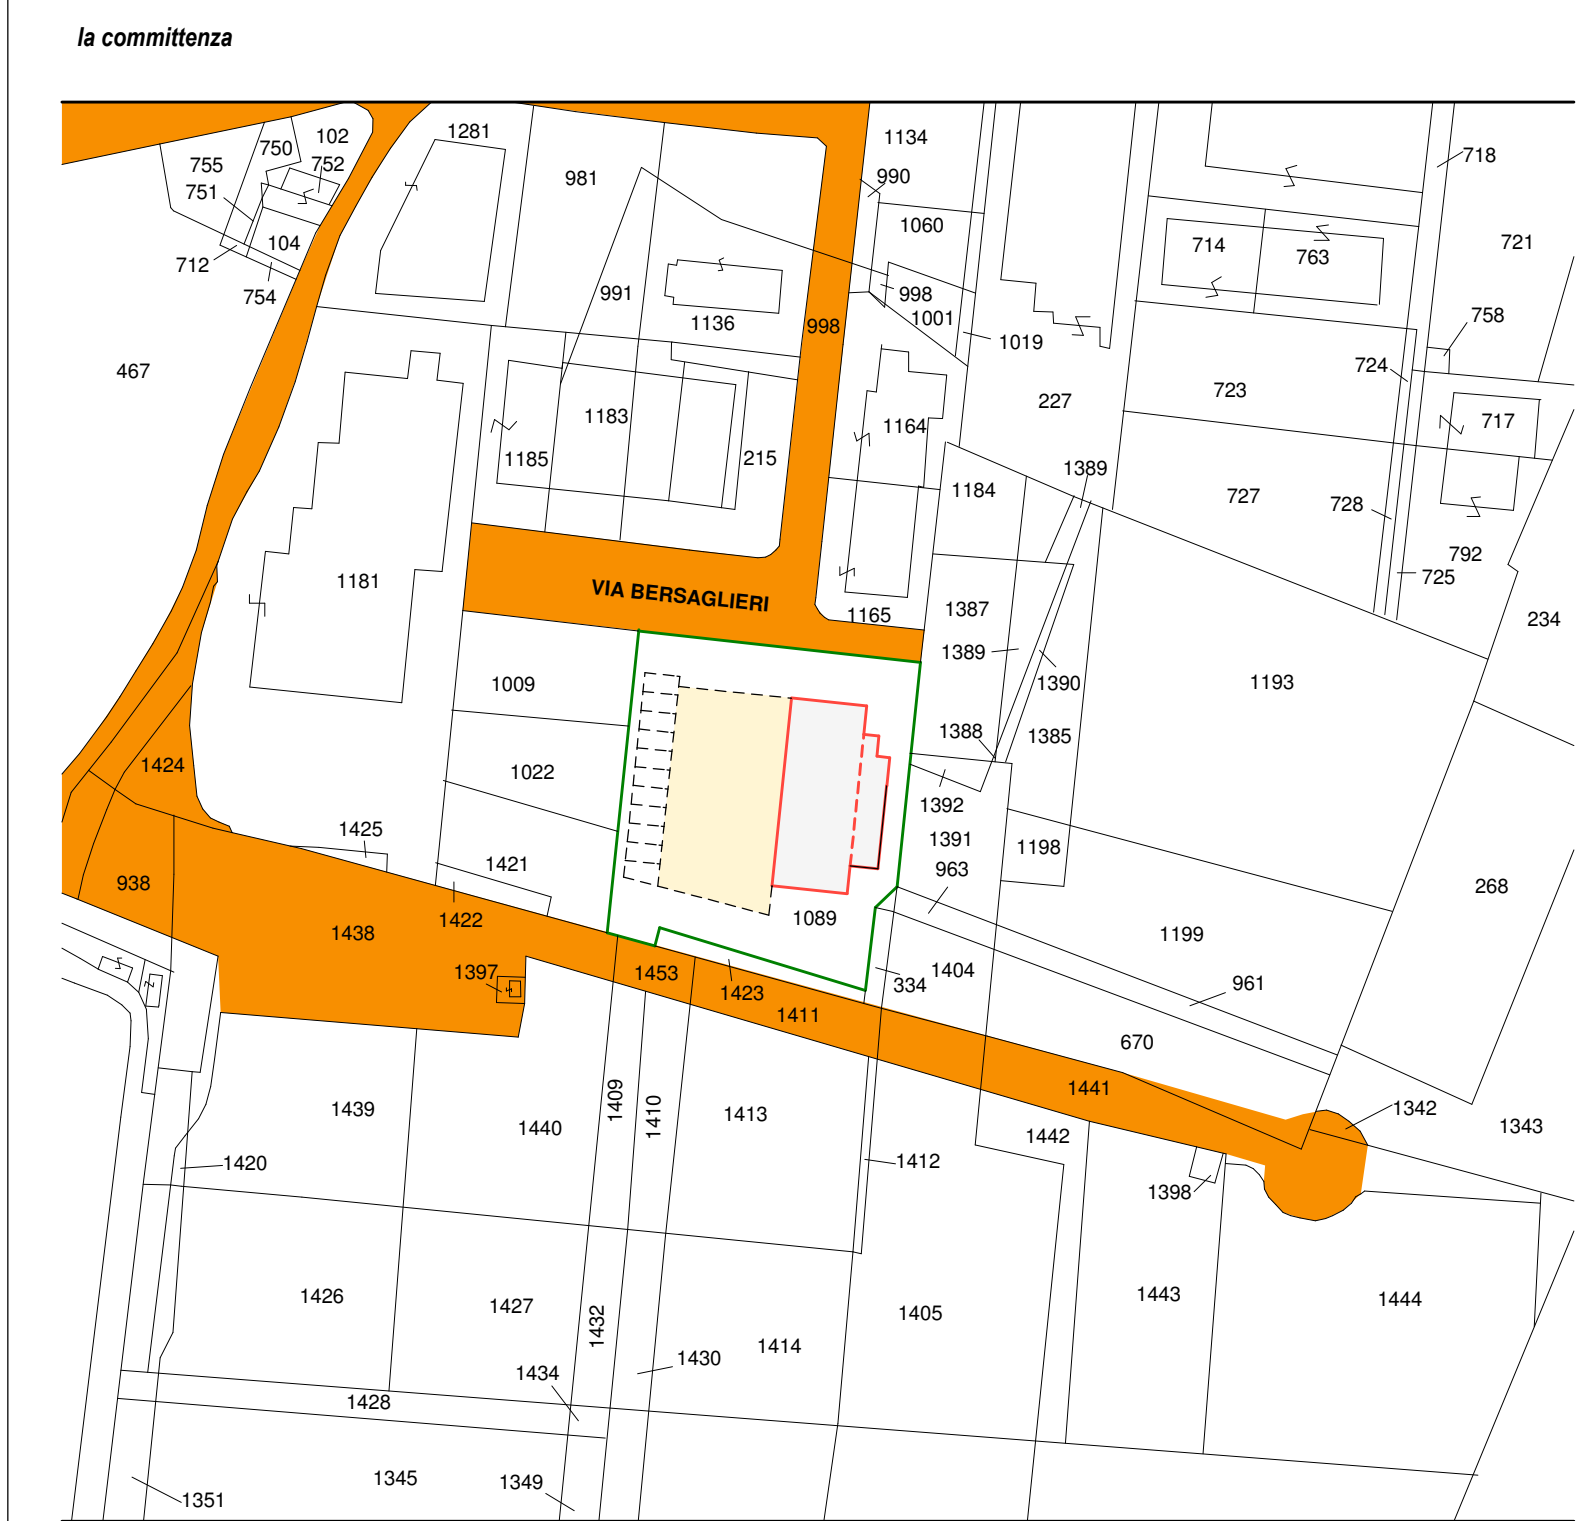





- LEGENDA SCARICHI**
- NUOVA CONDOTTA ACQUE PIOVANE
 - VASCA IMHOFF
 - CONDENSAGRASSI
 - VASCHE DI RACCOLTA E DECONTAMAZIONE ACQUE PIOVANE

Lucernari di tipo A
 Lastra ondulata traslucida in policarbonato alveolare di classe 1 di reazione al fuoco e resistente fino a temperatura di 130°C (Nome commerciale THERMONDA).

Lucernari di tipo B
 Lastra curva grecata armata con fibra di vetro di colore trasparente di classe 1 di reazione al fuoco e resistente fino a temperatura di 400°C (Nome commerciale THERMONDA).

Nota Bene
 Ambedue i tipi di lucernari prevedono una apertura elettromeccanica a tutto foro con corniera laterale e movimento motoriduttore elettrico e pure una apertura manuale di soccorso.

- LEGENDA ANTINCENDIO**
- Estintore tipo 34A233BC- 6Kg
 - Percorso uscita orizzontale
 - Sistema automatico di illuminazione di sicurezza
 - Gruppo attacco motopompa DN 100
 - Valvola di intercettazione
 - Pulsante di sgancio
 - Idrante soprassuolo UNI45 completo di manichetta in poliestere gommatto 20 mm - lancia a 3 effetti. Parte fuoterra coibentata antigelo
 - Idrante a colonna soprassuolo con scarico automatico DN80 con n°2 uscite UNI70 a tabella UNI 9485
 - Giunto di collegamento tubazione antincendio

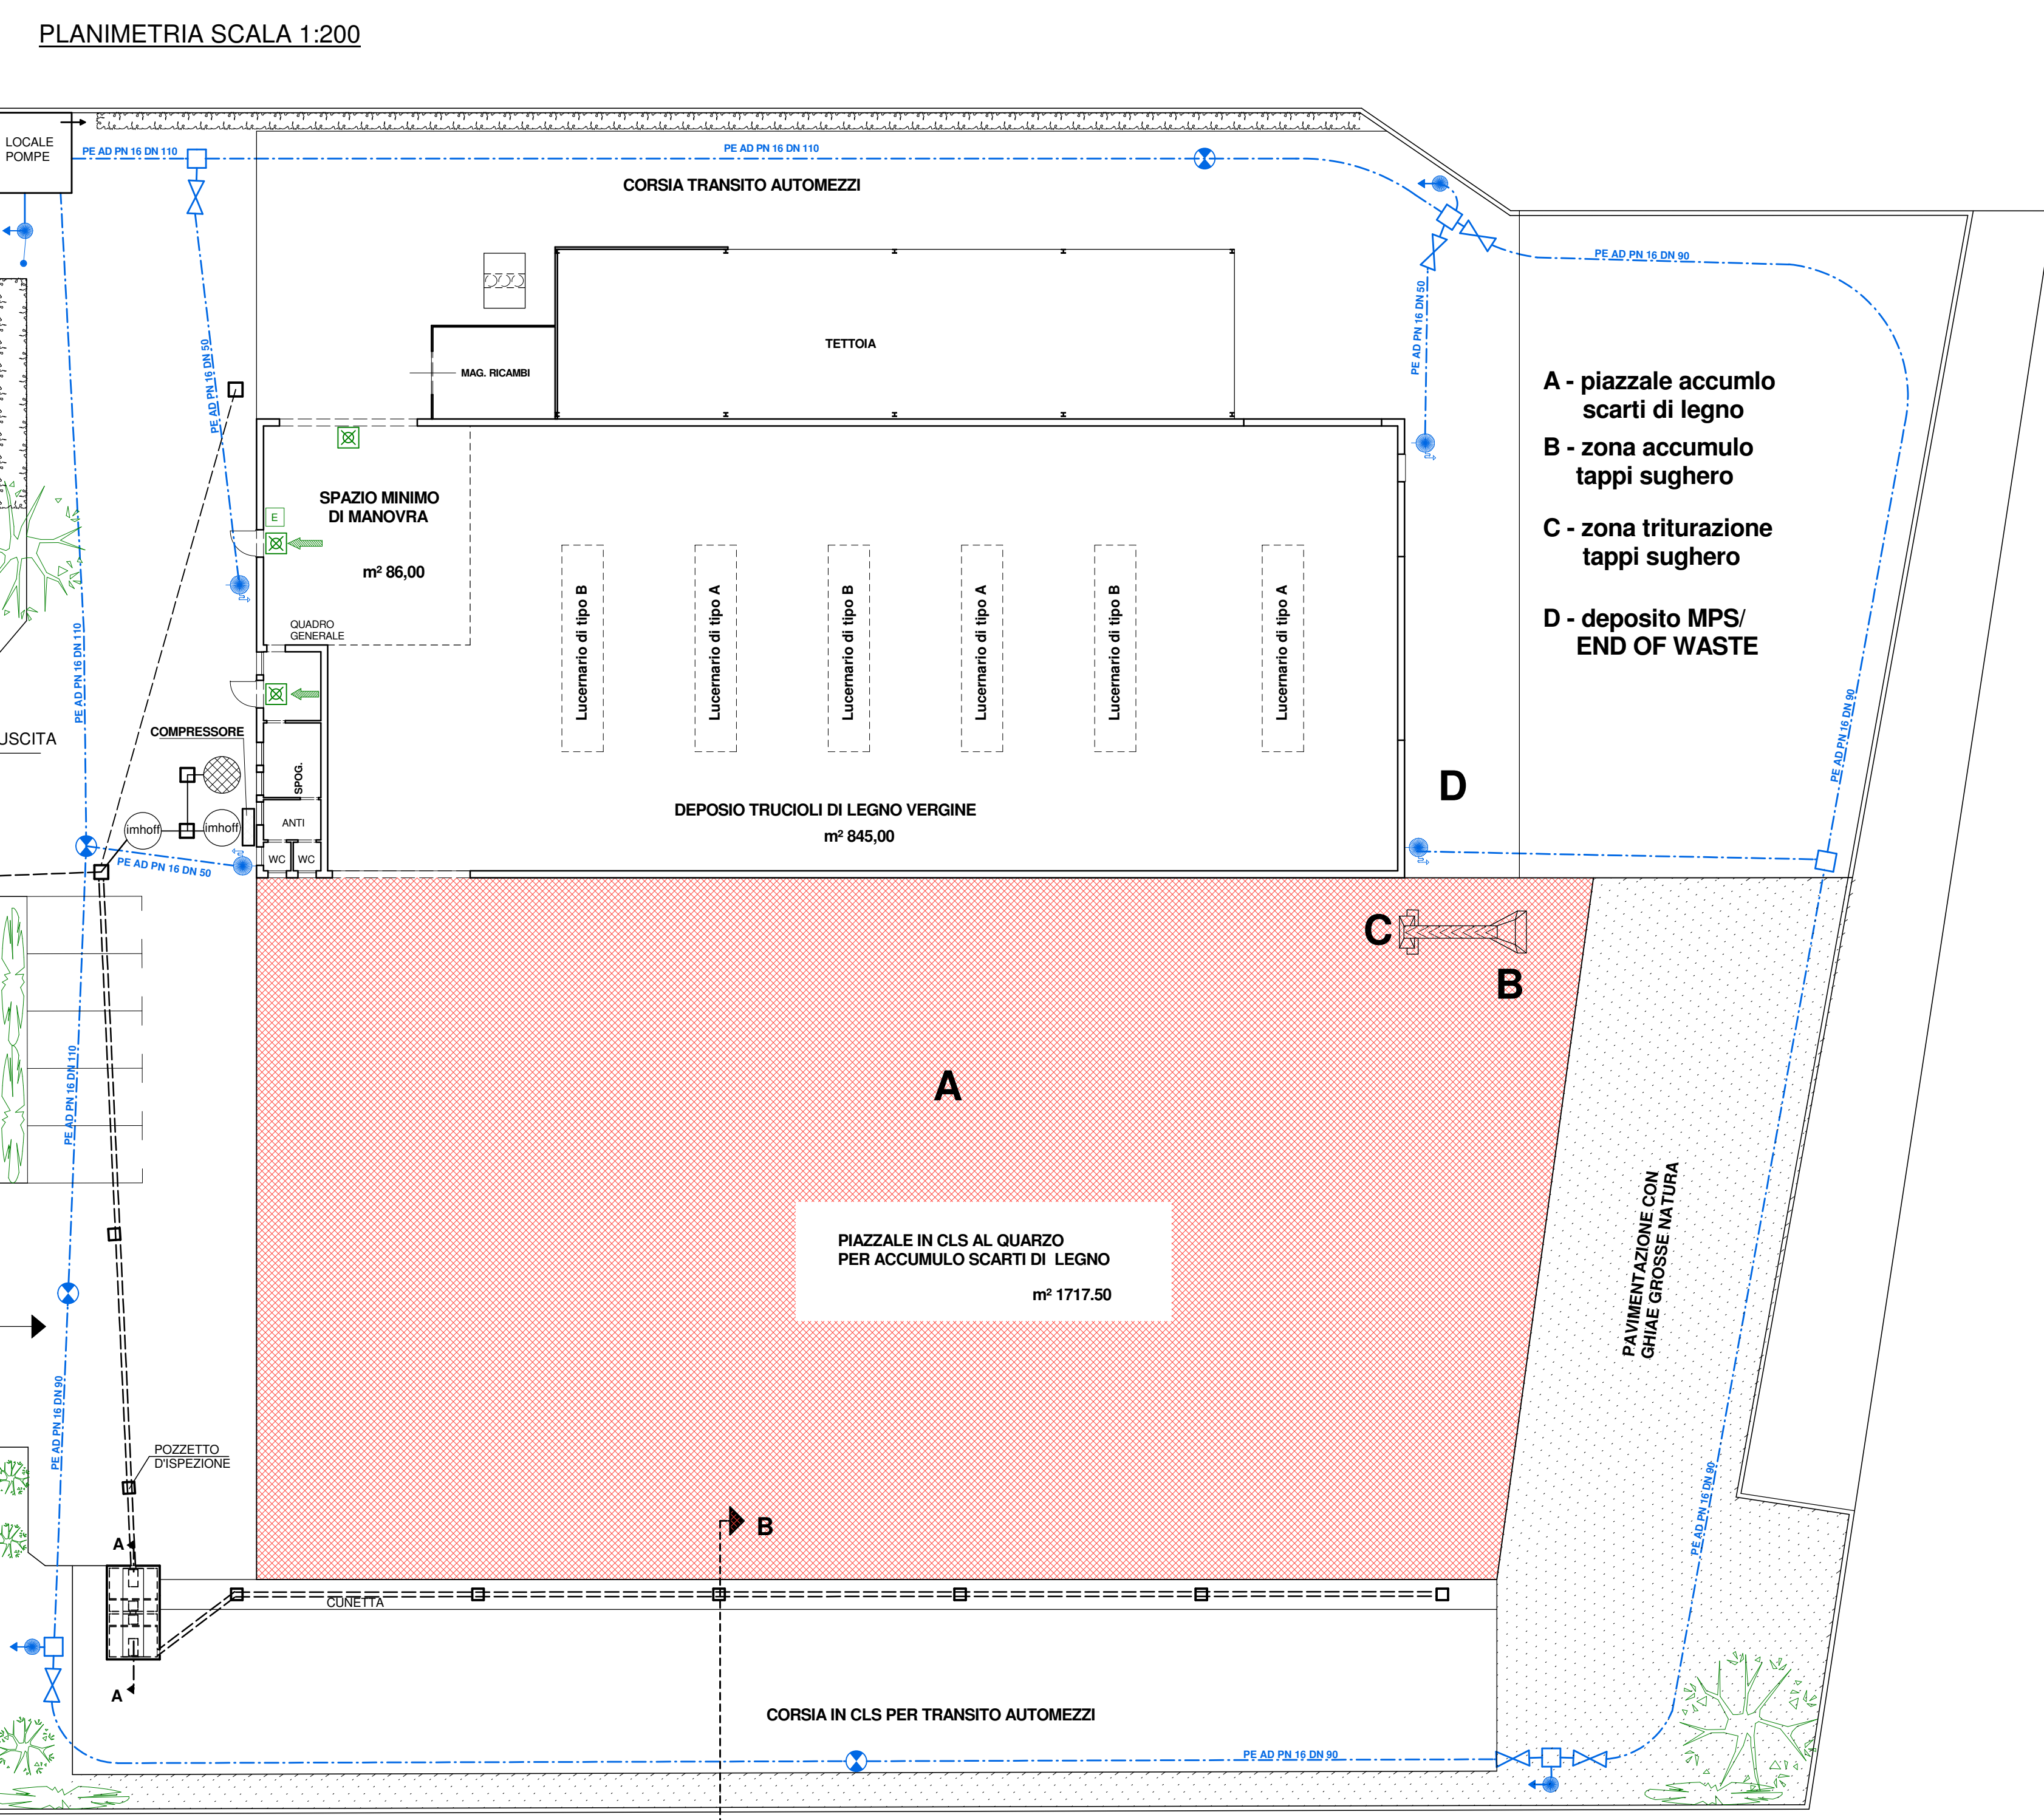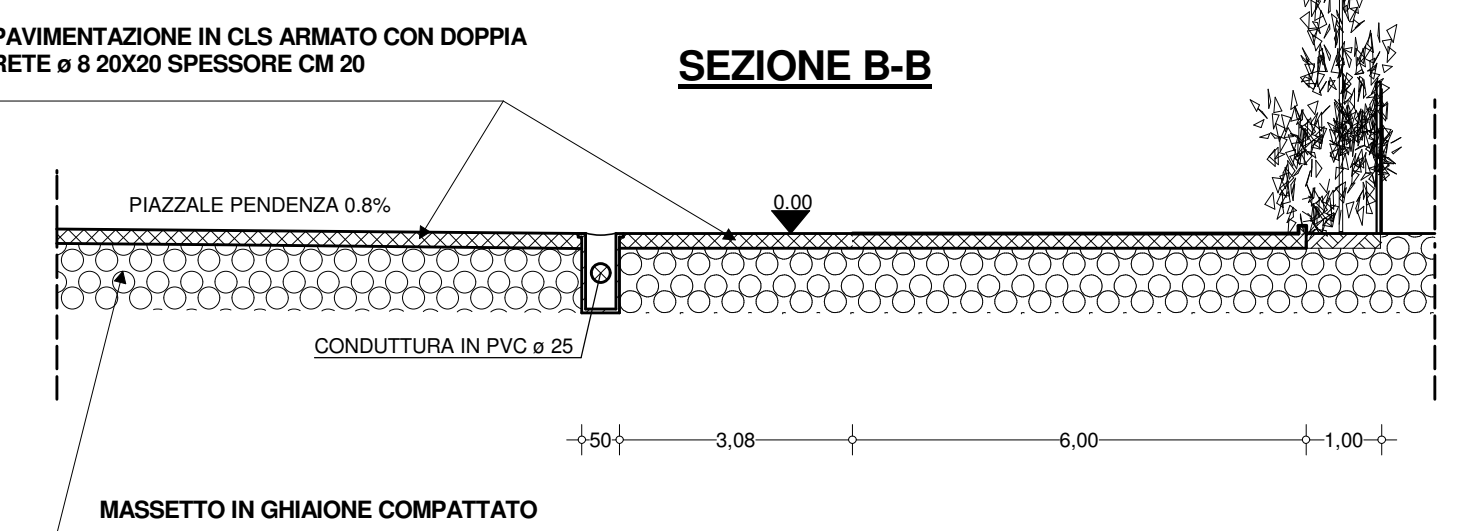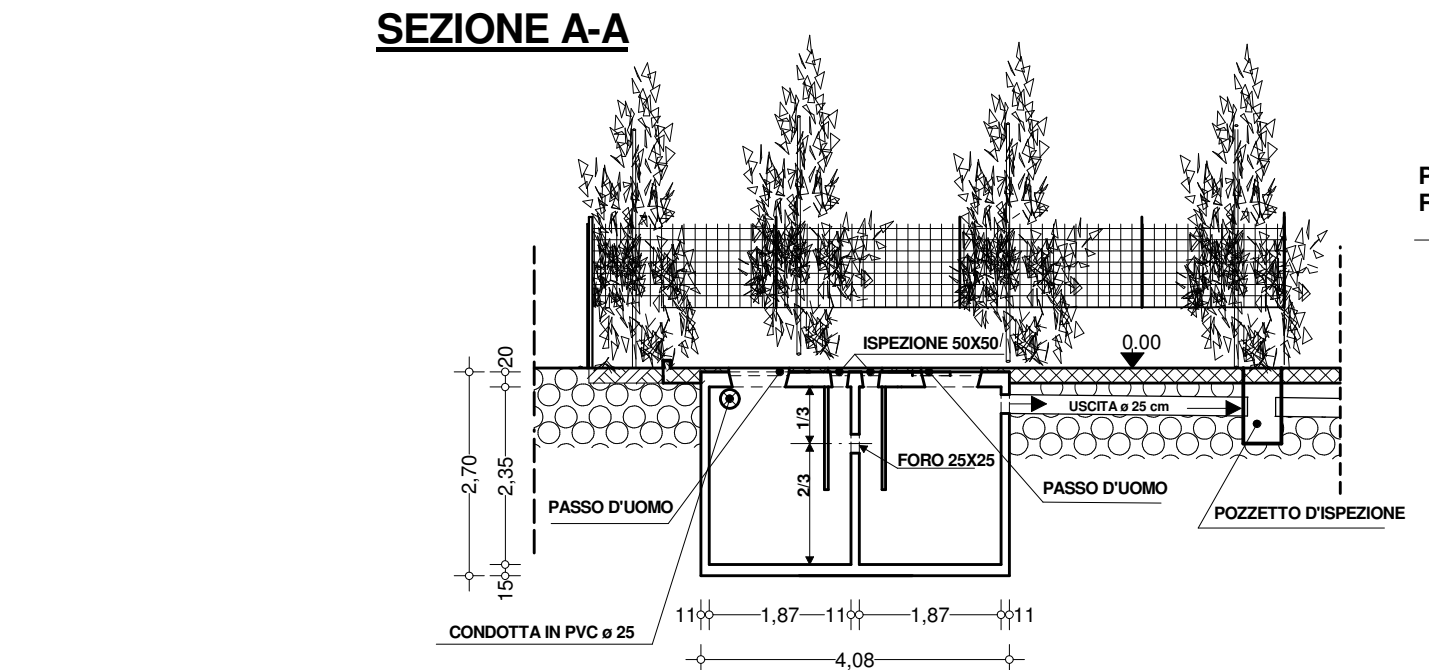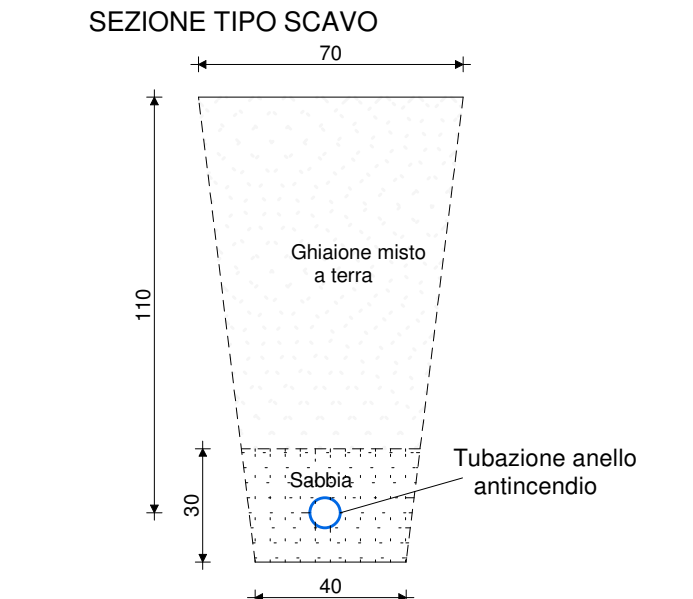

- A - piazzale accumlo scarti di legno
- B - zona accumulo tappi sughero
- C - zona triturazione tappi sughero
- D - deposito MPS/ END OF WASTE

VASCA SIFONATA PER RACCOLTA E DECONTAMAZIONE ACQUE PIOVANE
 CAPACITA' TOTALE MC 18,00

