

**Agricoltura e Sviluppo srls**  
 Dott. Baldo Gabriele  
 Loc. Ritonada 77 - 37047 San Bonifacio VR

Il tecnico:  
 Dott. Baldo Gabriele

Il committente:  
 Soc. Agr. Fiorin S.S.

COMUNE DI COLLE UMBERTO - TV -

**PROGETTO DI CONVERSIONE  
 ALLEVAMENTO DA GALLINE OVAIOLE A  
 POLLASTRE SITO IN VIA TRENTO 47**


scala:  
 1:100

data:  
 21/07/2021


ta v.:  
 05

Tavola : CAPANNONE n. 10  
 - Pianta piano terra  
 - Prospetti e sezioni

Dott. Agronomo Francesco BALDO GABRIELE - Loc. Ritonada 77 - San Bonifacio (VR) - Tel. 0445.7812022 Fax 0445.8107758 e-mail: baldo@agricolturaesviluppo.it

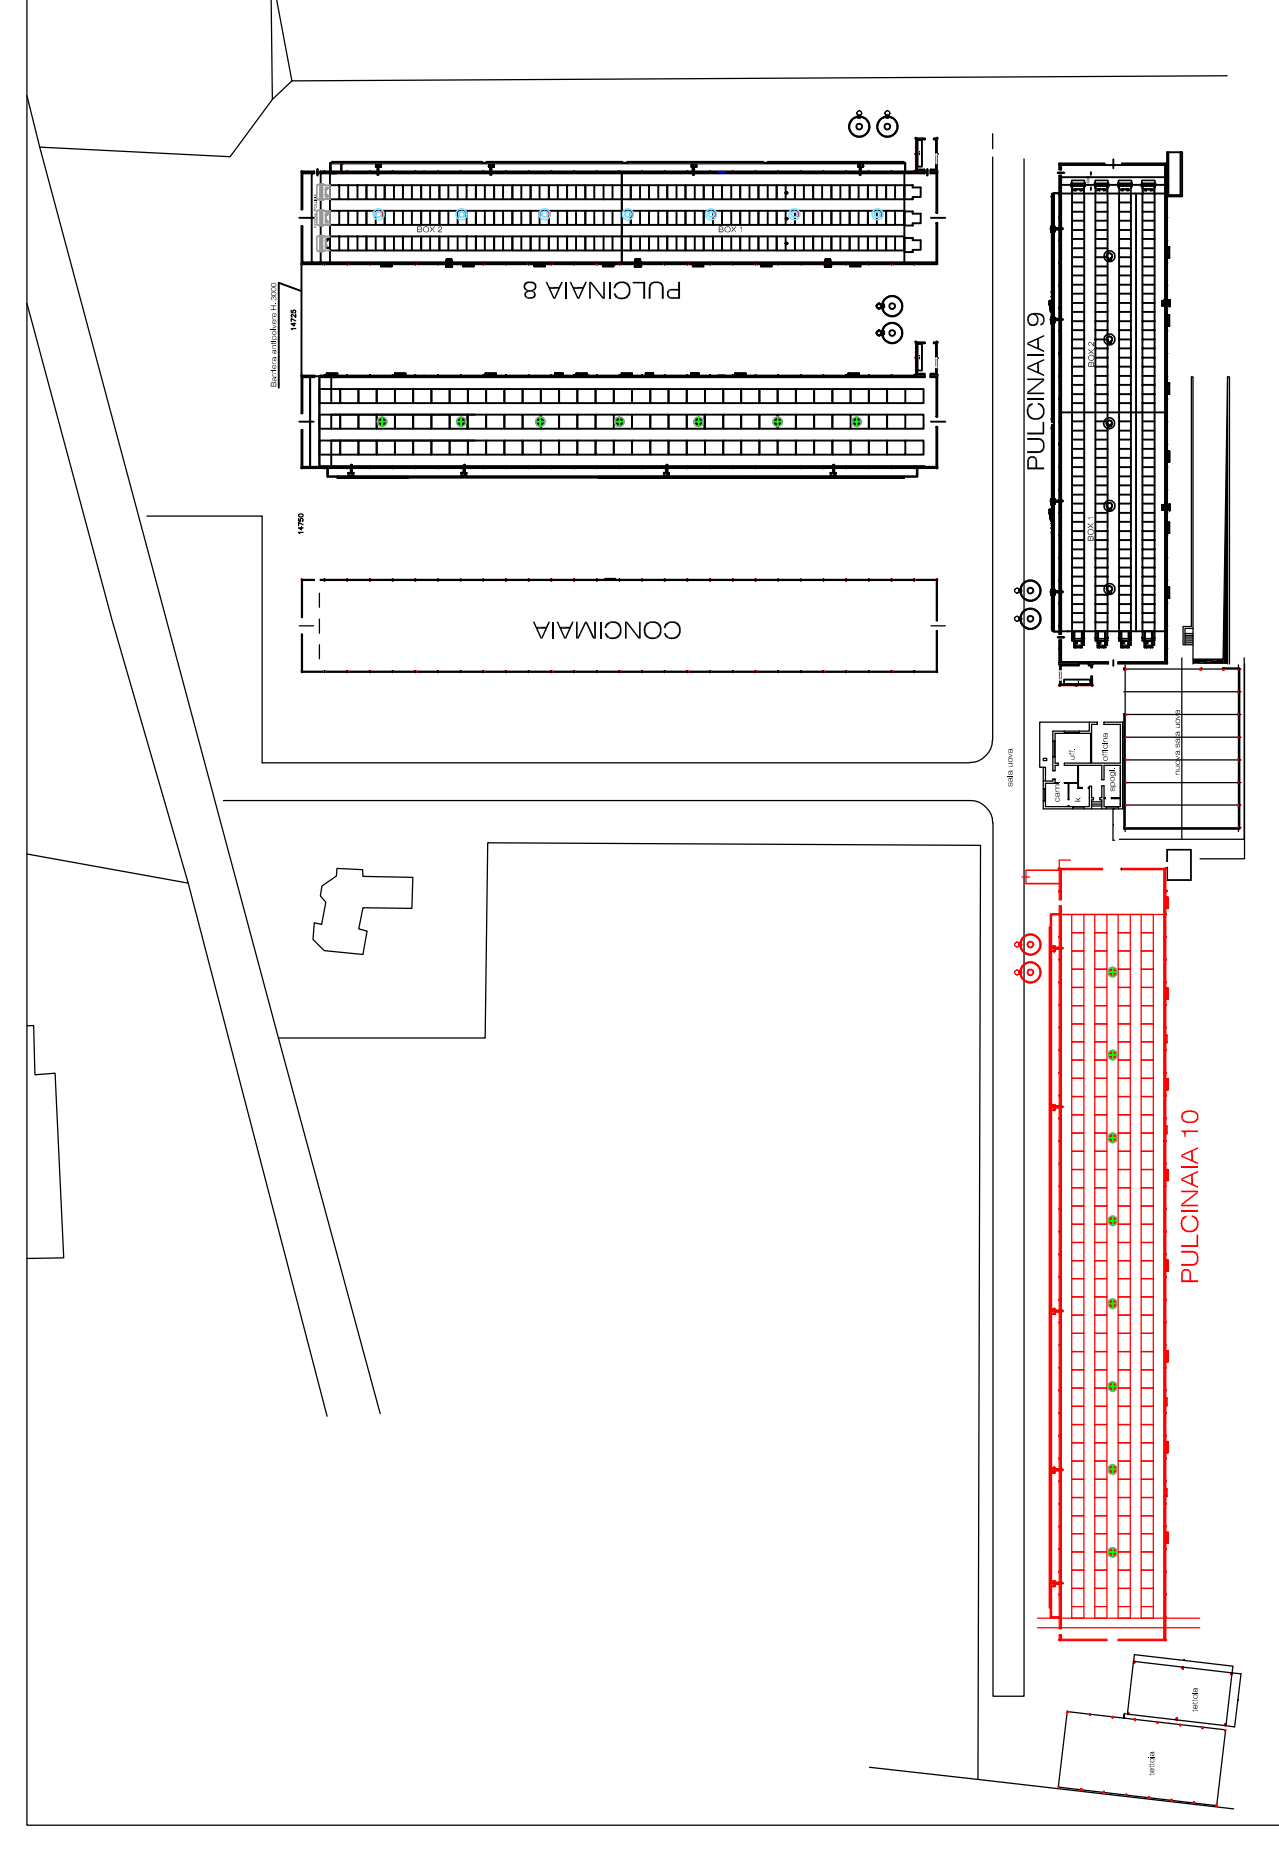


INQUADRAMENTO PLANIMETRICO

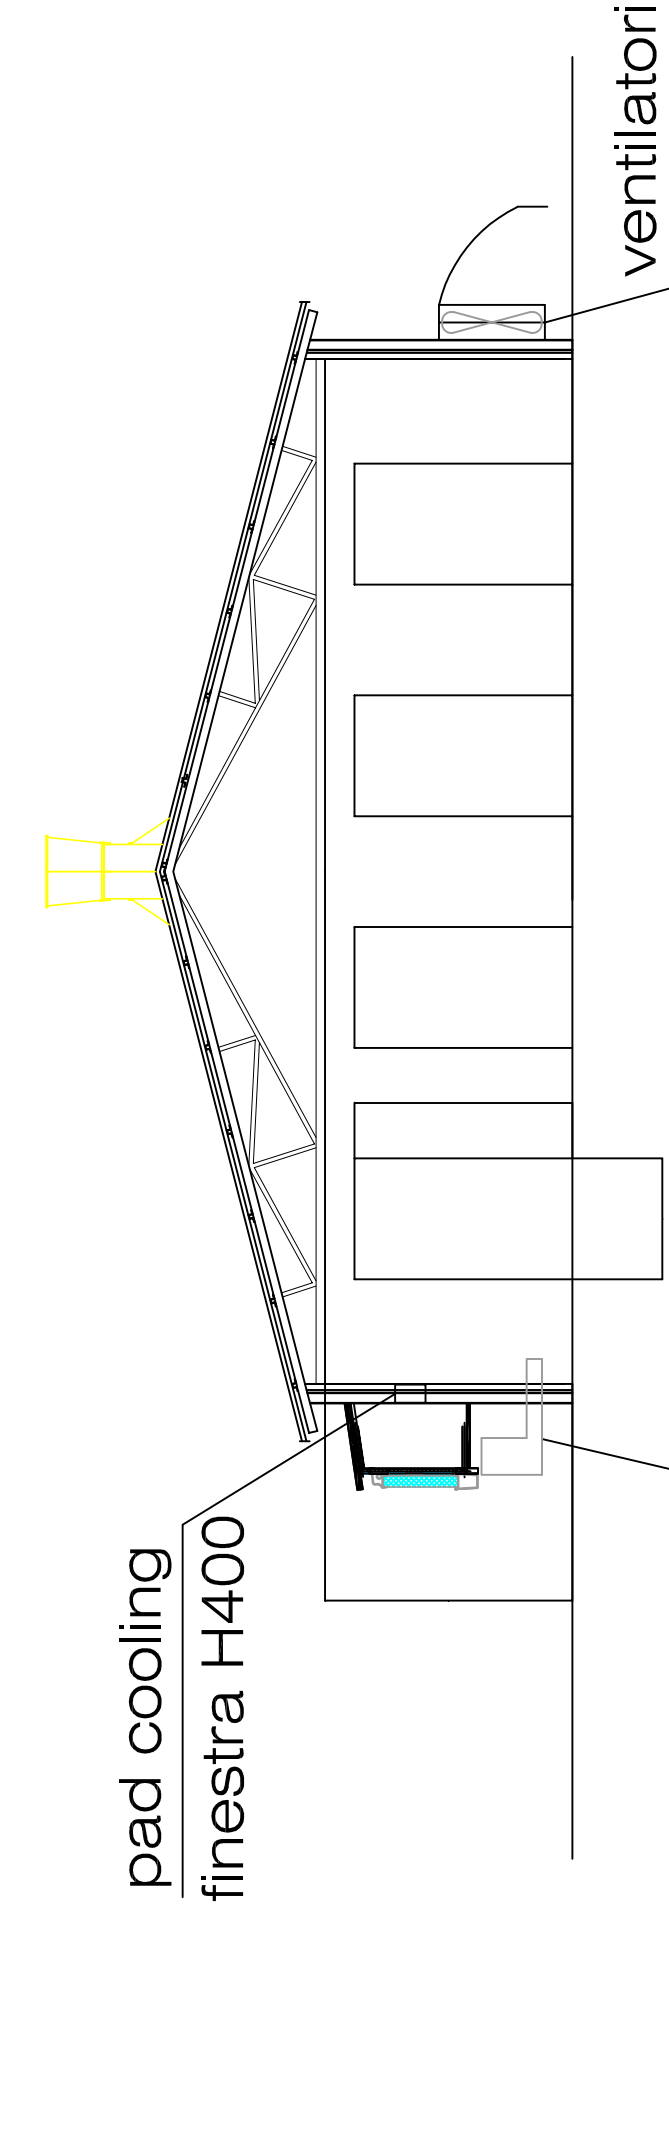

SEZIONE A-A

Leggera pendenza che porta l'acqua al fondo del capannone. Questo sistema protegge il tutto alla vesca di raccolta

ventilatori

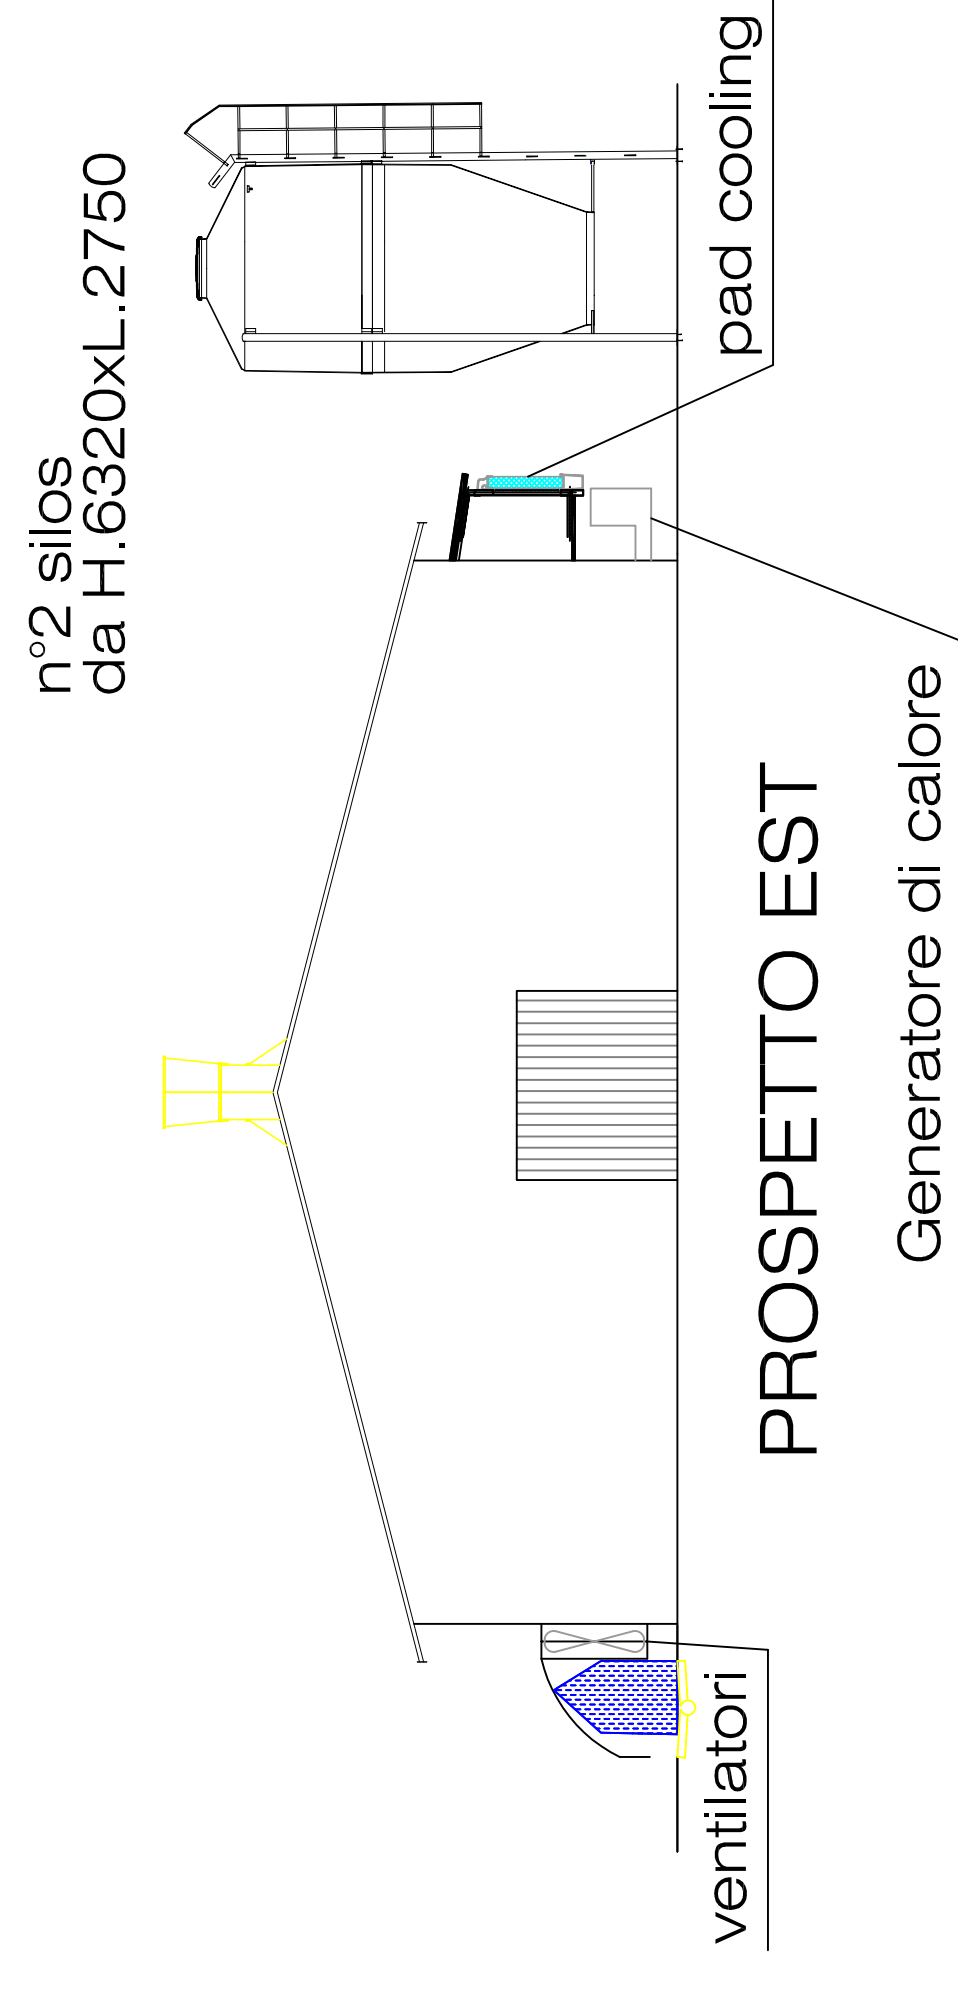


PROSPETTO EST

Generatore di calore

n°2 silos da H.6320xL.2750

ventilatori

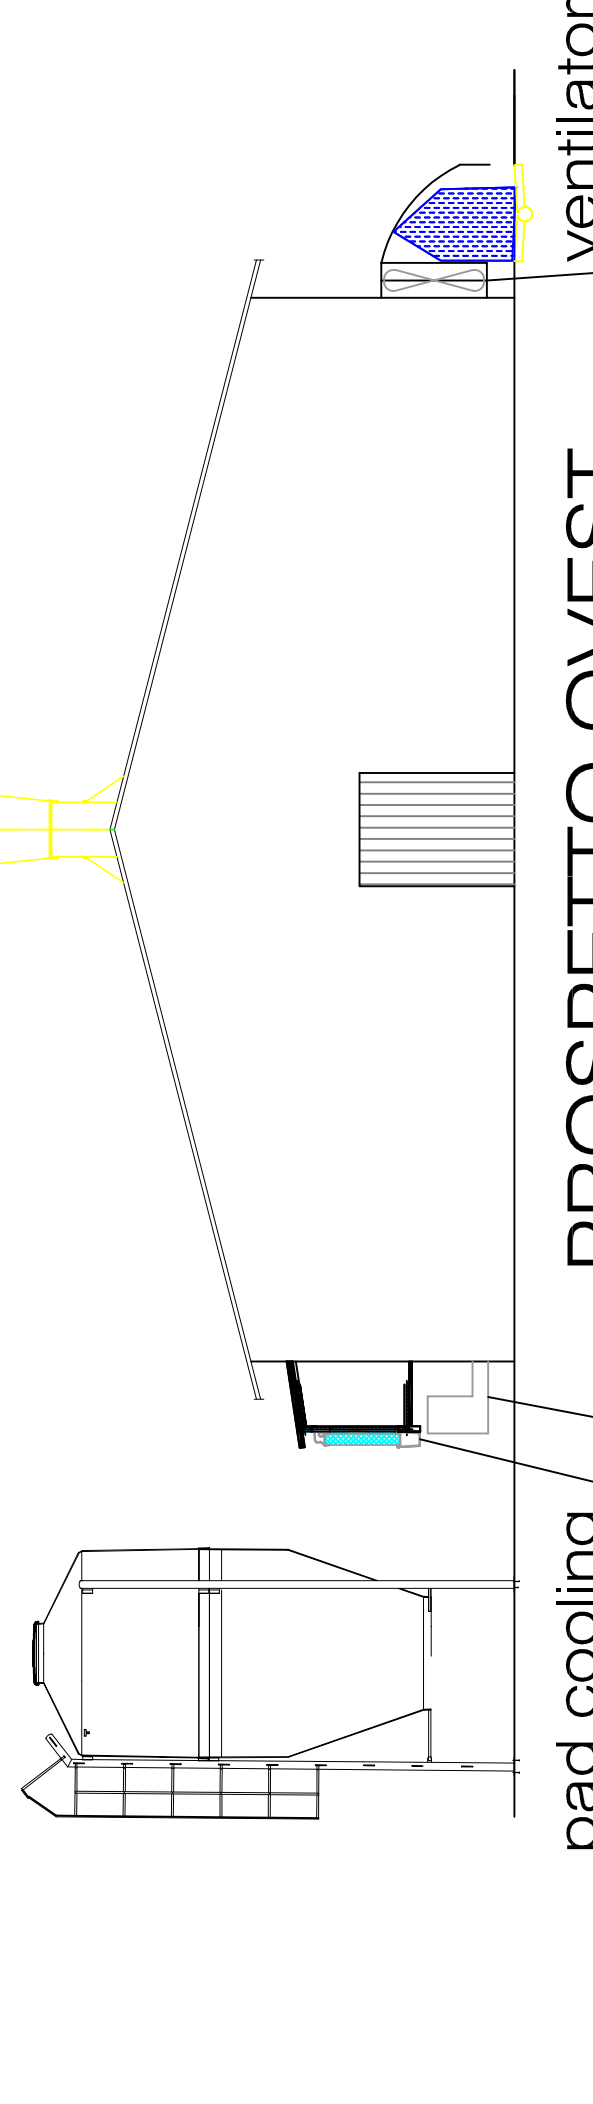


PROSPETTO OVEST

Generatore di calore

ventilatori

n°2 silos da H.6320xL.2750

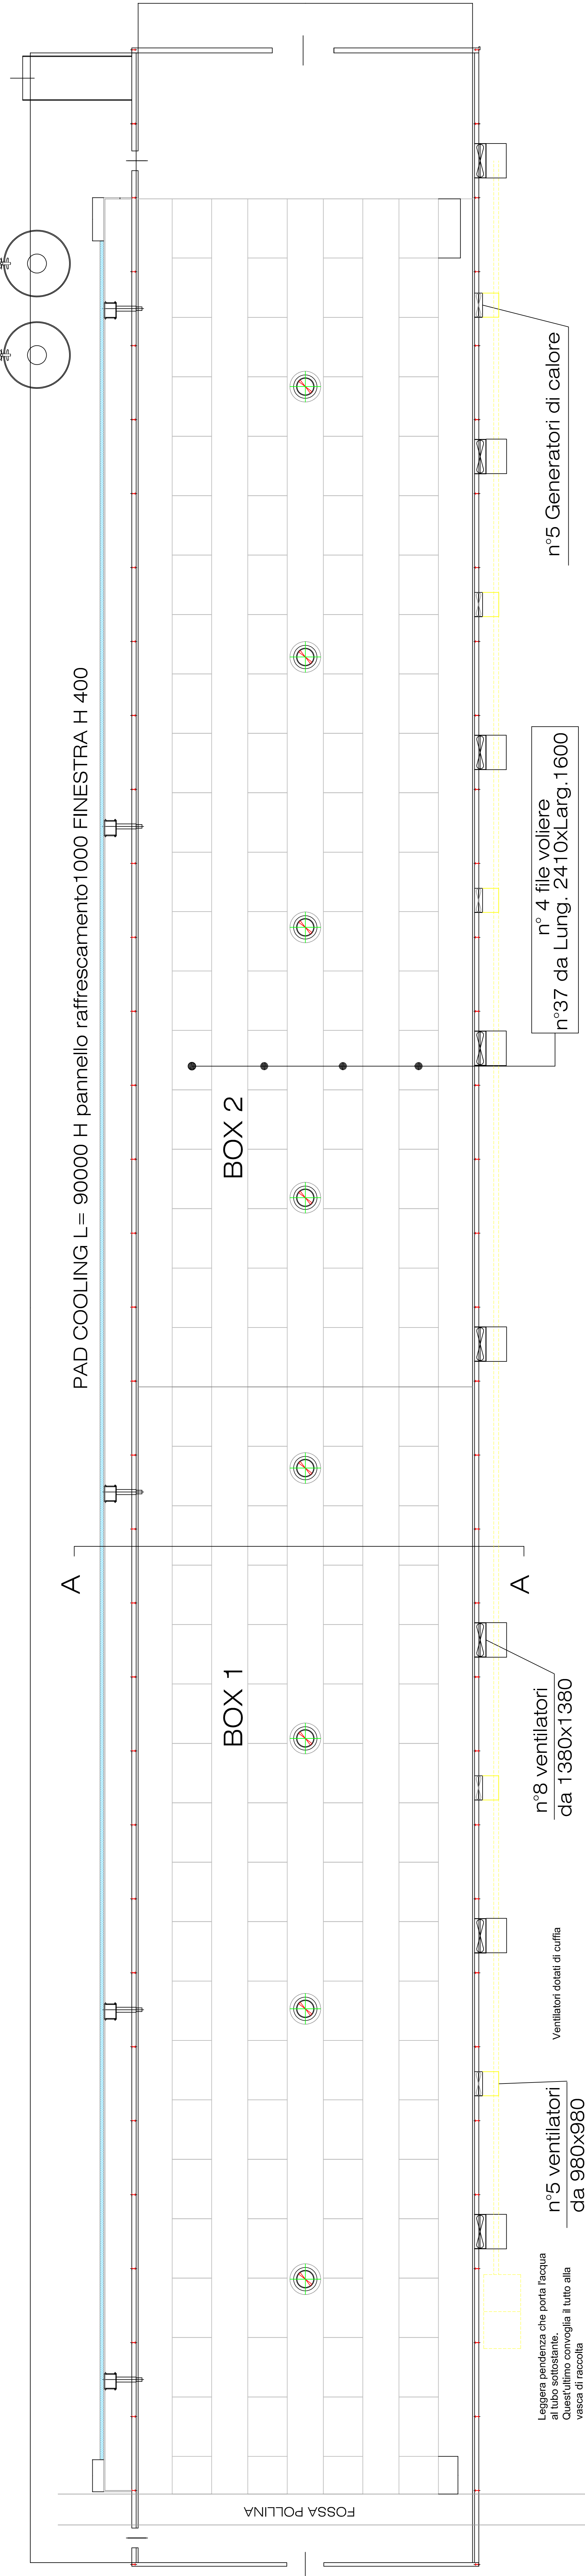

PAD COOLING L= 90000 H pannello raffreddamento 1000 FINESTRA H 400

BOX 2

BOX 1

n° 4 file voliere n°37 da Lung. 2410xLarg. 1600

n°5 Generatori di calore

Ventilatori dotati di cuffia

n°5 ventilatori da 980x980

n°8 ventilatori da 1380x1380

Leggera pendenza che porta l'acqua al fondo del capannone. Questo sistema protegge il tutto alla vesca di raccolta

n°8 camini

PROSPETTO SUD

n°8 ventilatori da 1380x1380

n°5 ventilatori da 980x980

n°8 camini

pad cooling

PROSPETTO NORD

n°5 Generatori di calore