



Pianta Piano Copertura
Scala 1:100

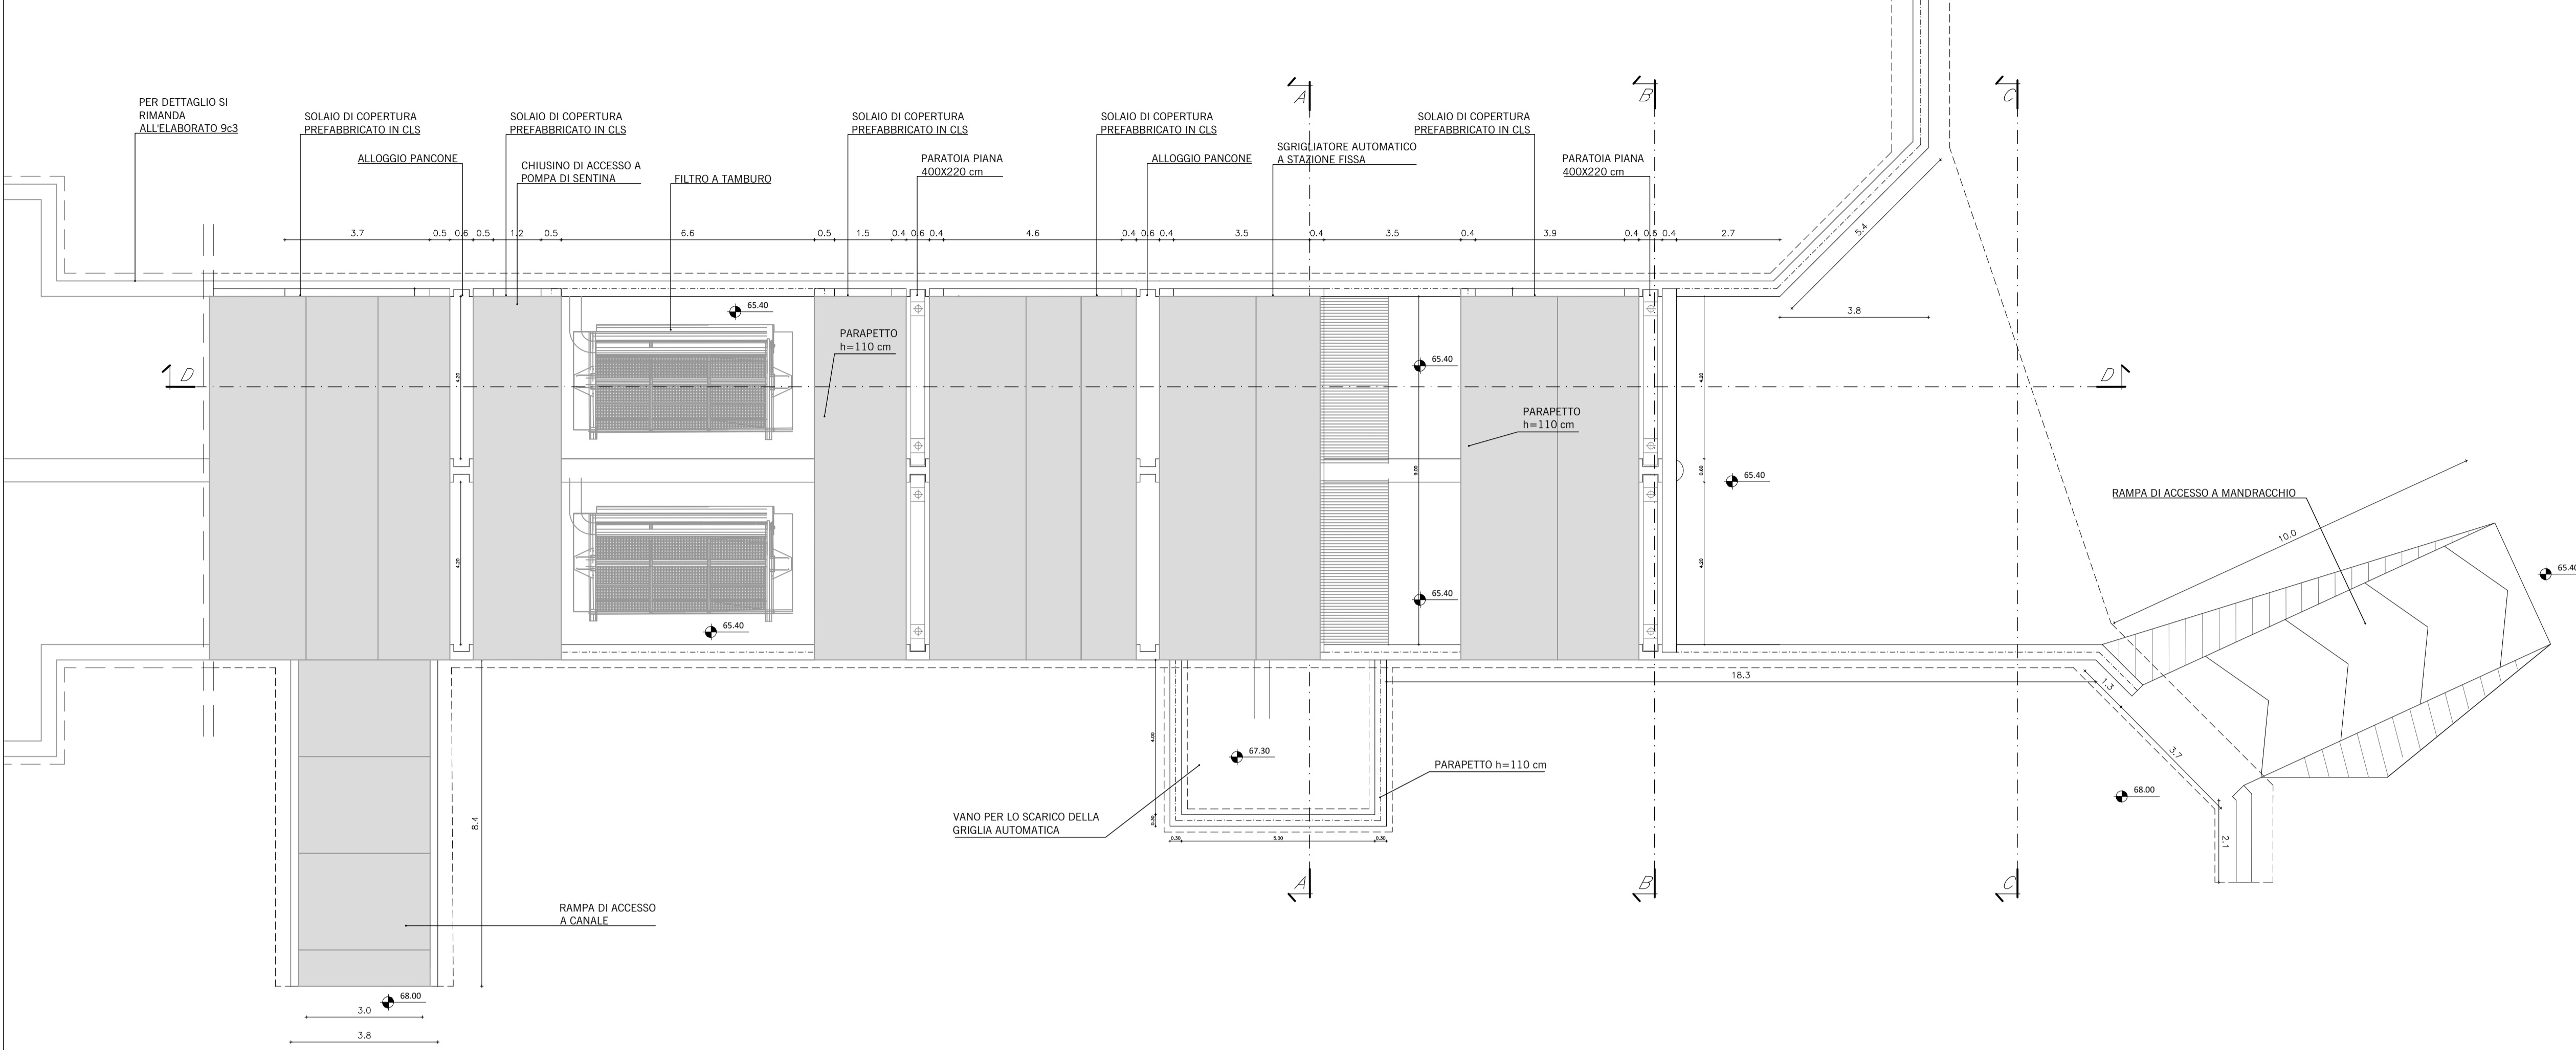

Pianta Fondo
Scala 1:100

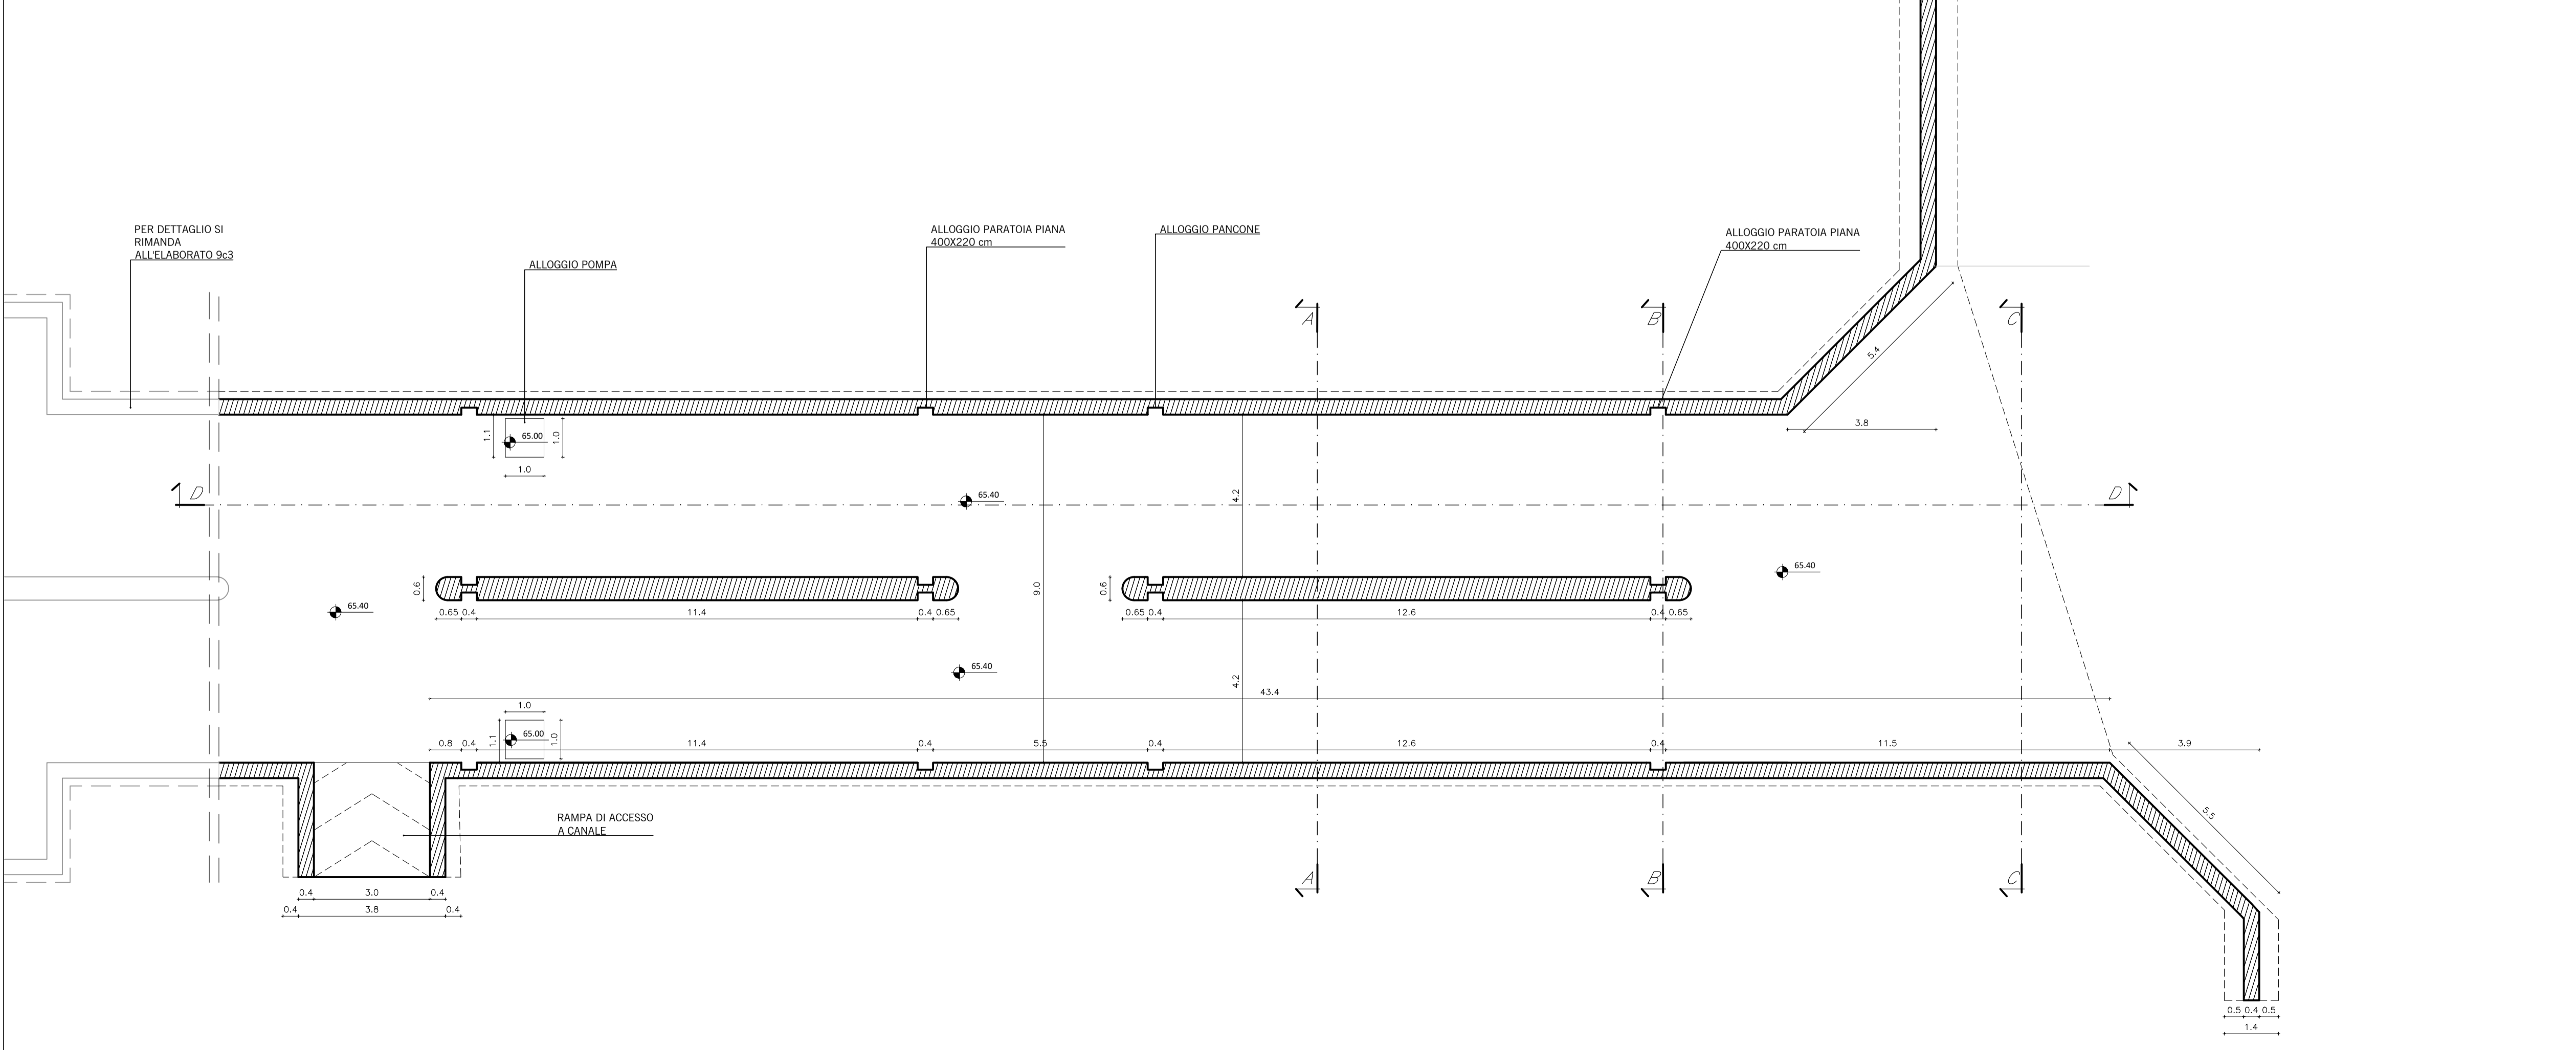

Legge 205/2017 art.1 comma 518.
Primo Stralcio del Piano Nazionale degli interventi nel settore idrico sezione "invasi".
RICONVERSIONE DEL SISTEMA IRRIGUO DA SCORRIMENTO A PLUVIRRIGAZIONE DELL'IMPIANTO DENOMINATO VEDELAGO NORD E IMPIANTI CONTIGUI IN DESTRA IDRAULICA DEL FIUME PIAVE
Codice intervento 518/32
CUP H1719000110001 - CIG 8561391B58
PROGETTO DEFINITIVO



OGGETTO:
Opera di presa e stazione di sollevamento Ovest dal canale di Ponente - Piante - Canale Mandracchio

Allegato **SP9c5**
Montebelluna
Settembre 2022
Revisione **00**
Visto: IL R.U.P.
Ing. Daniele Mirolo

PROGETTAZIONE

<p>INGEGNERIA 2P Via G. B. Dall'Ami, 27/3 Caltanissetta (CL) Ing. Carmelo Petrucci Ing. Andrea Pilo</p>	<p>MANDATARIA: INGEGNERIA 2P & associati s.r.l. 35027 - San Donà di Piave (TV) Via G. B. Dall'Ami, 27/3 Ing. Giovanni Camilleri - PROJECT MANAGER Ing. Calisto Mascio Ing. Carmelo Petrucci Ing. Andrea Pilo</p>	<p>BETA STUDIO s.r.l. 35020 - Ponte San Nicolo' (PD) Via G. B. Rossi, 20/A Ing. Lucia Montemaro Ing. Elisabetta Marchetto</p>	<p>PETRA Società Coop. 35143 - Padova Via Martini, 28/A Dott. Arch. Paolo Molinari</p>
<p>HMR s.r.l. HMR AMBIENTE s.r.l. 35123 - Padova Piazzale stazione, 7 Ing. Marco Geronzi - RESPONSABILE INTEGRAZIONE PRESTAZIONI SPECIALISTICHE Ing. Fabrizio Panichi-Anquet Ing. Marco Venturini Ing. Francesco Zanussi</p>	<p>TECHNIBAT s.r.l. 35044 - Montebelluna (TV) Corle Maggiora, 22/5 Ing. Enea Cavallari Ing. Rinaldo Francesco</p>	<p>BETA STUDIO s.r.l. 35020 - Ponte San Nicolo' (PD) Via G. B. Rossi, 20/A Ing. Lucia Montemaro Ing. Elisabetta Marchetto</p>	<p>GREENPLAN ENGINEERING 31045 - Montebelluna (TV) Via Piner, 19 Dott. Agr. Gino Bottevello</p>
<p>ARCADIA 31045 - Montebelluna (TV) Via Piner, 25/2 Dott. For. Michele Marchetti</p>	<p>ING. MASSIMO COCCATO 35137 - Padova Via Dante Petrucci, 12</p>	<p>ARCH. MAURIZIO CONTE 35018 - San Martino di Lupatù (PD) Via Milano, 35/A</p>	<p>DOTT. GEOL. NICCOLO' IANDELLI 31045 Montebelluna (TV) Via Venezia, 14</p>

Consorzio di Bonifica PIAVE
Via S. Maria In Colle, 2
31044 Montebelluna (TV)
C.F. e P.IVA 04355020266

info@consorziopiave.it
consorziopiave@pec.it
www.consorziopiave.it

Tel. 0423 2917
Fax 0423 601446

Unità periferiche
Treviso
Piazza Unità d'Italia, 4/5

Oderzo
Via Belluno, 2

INQUADRAMENTO - SCALA 1:10.000

