
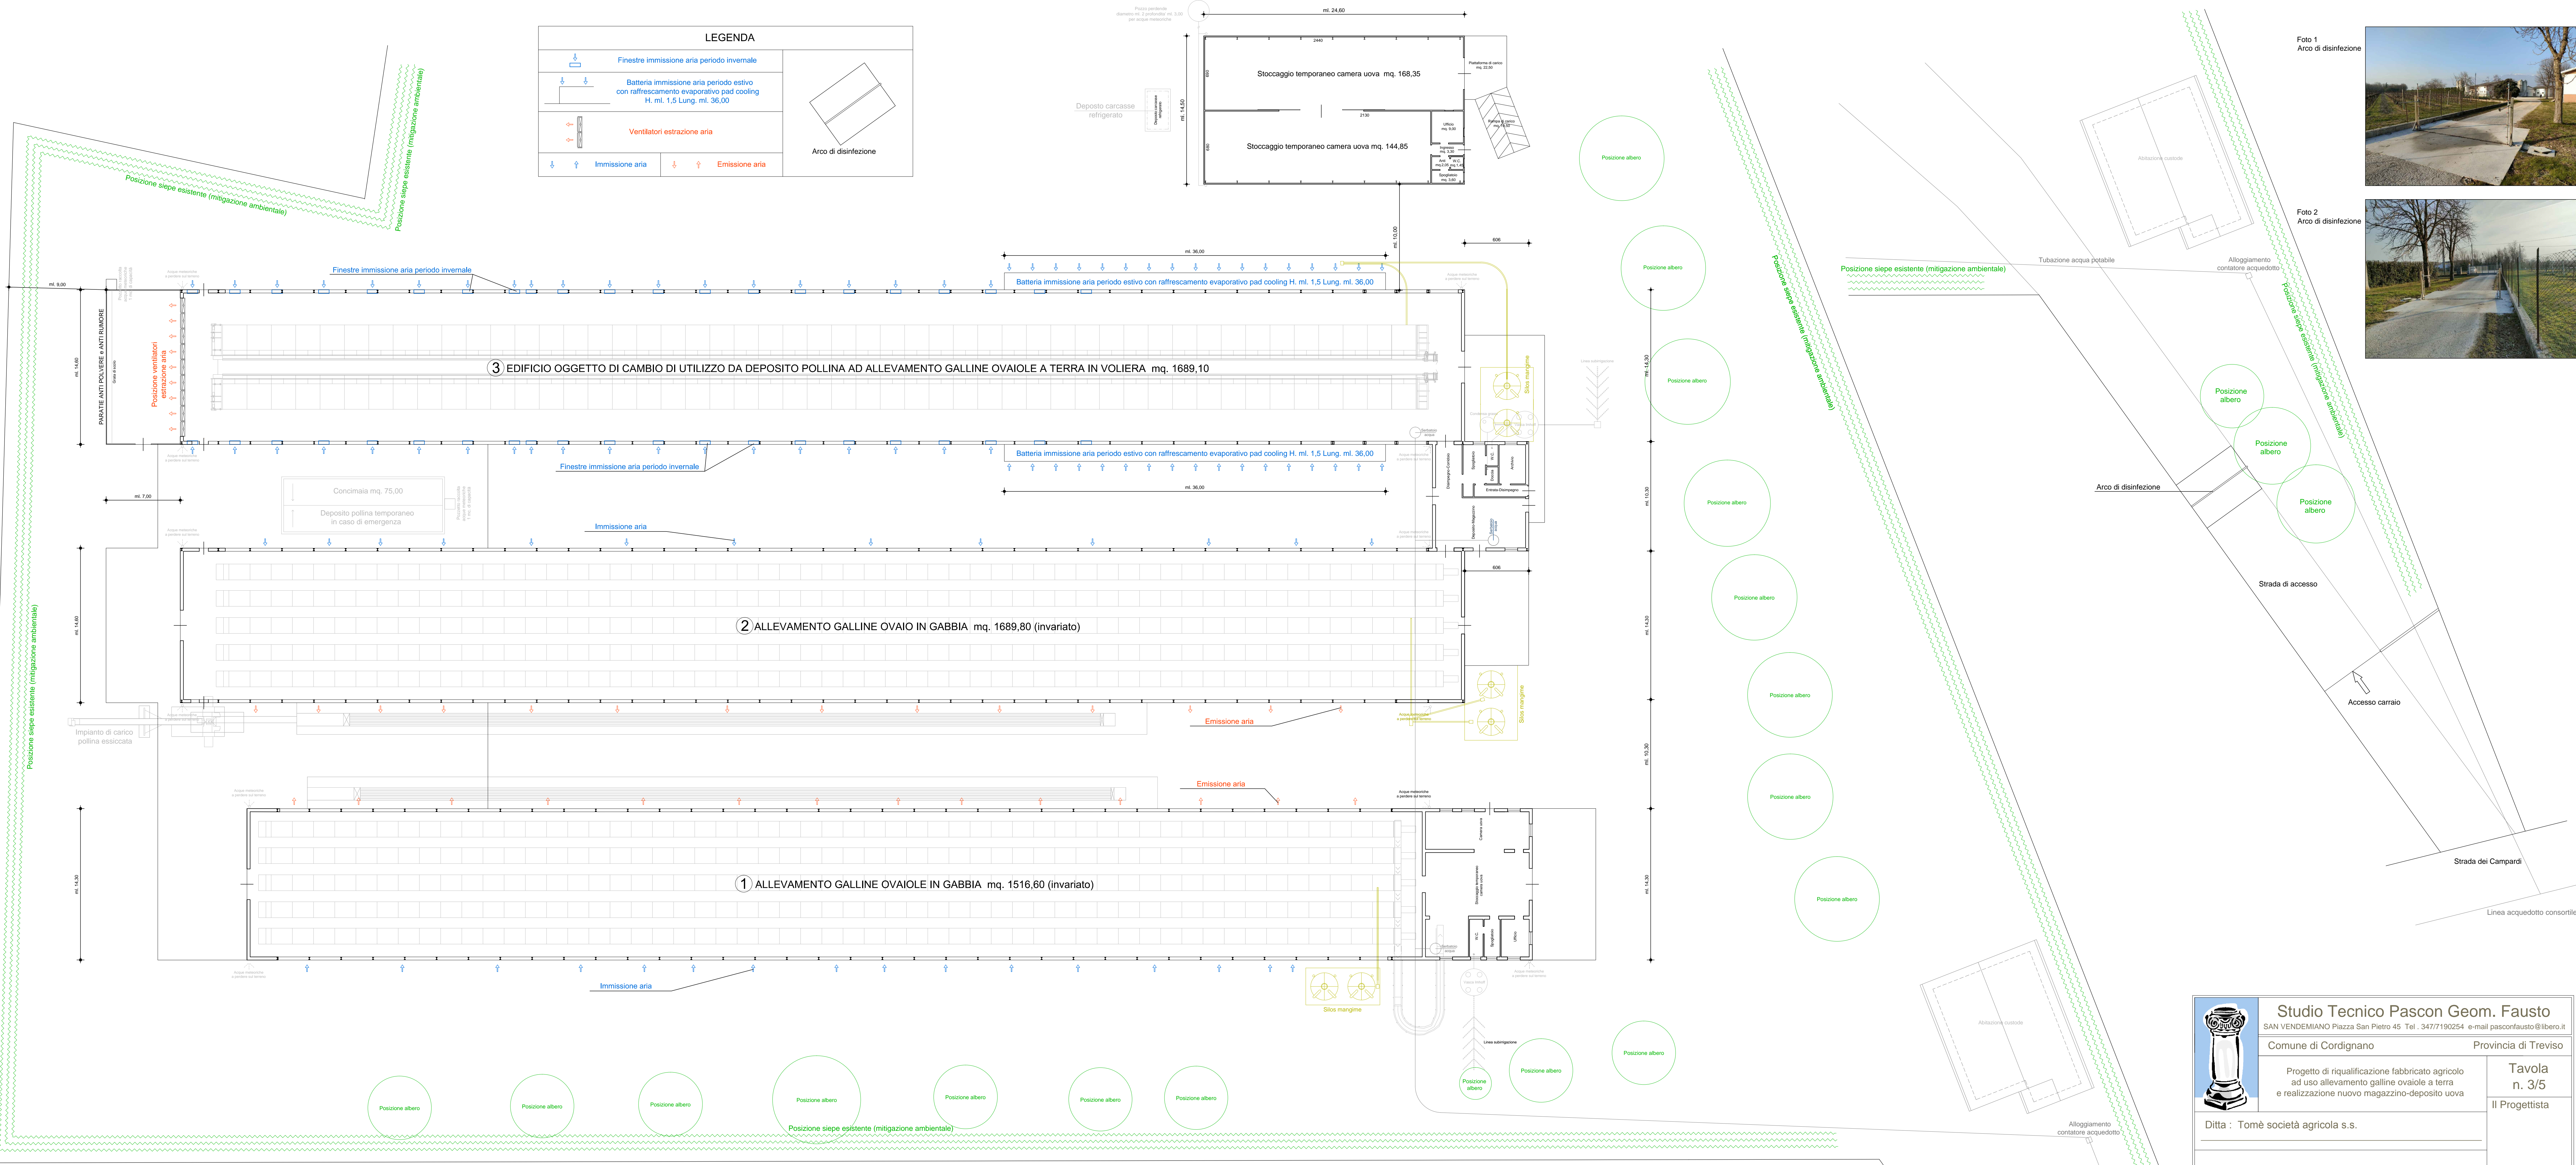


LEGENDA	
	Finestre immissione aria periodo invernale
	Batteria immissione aria periodo estivo con raffreddamento evaporativo pad cooling H. mt. 1,5 Lung. mt. 36,00
	Verdicatori estrazione aria
	Immissione aria
	Emissione aria
	Arco di disinfezione

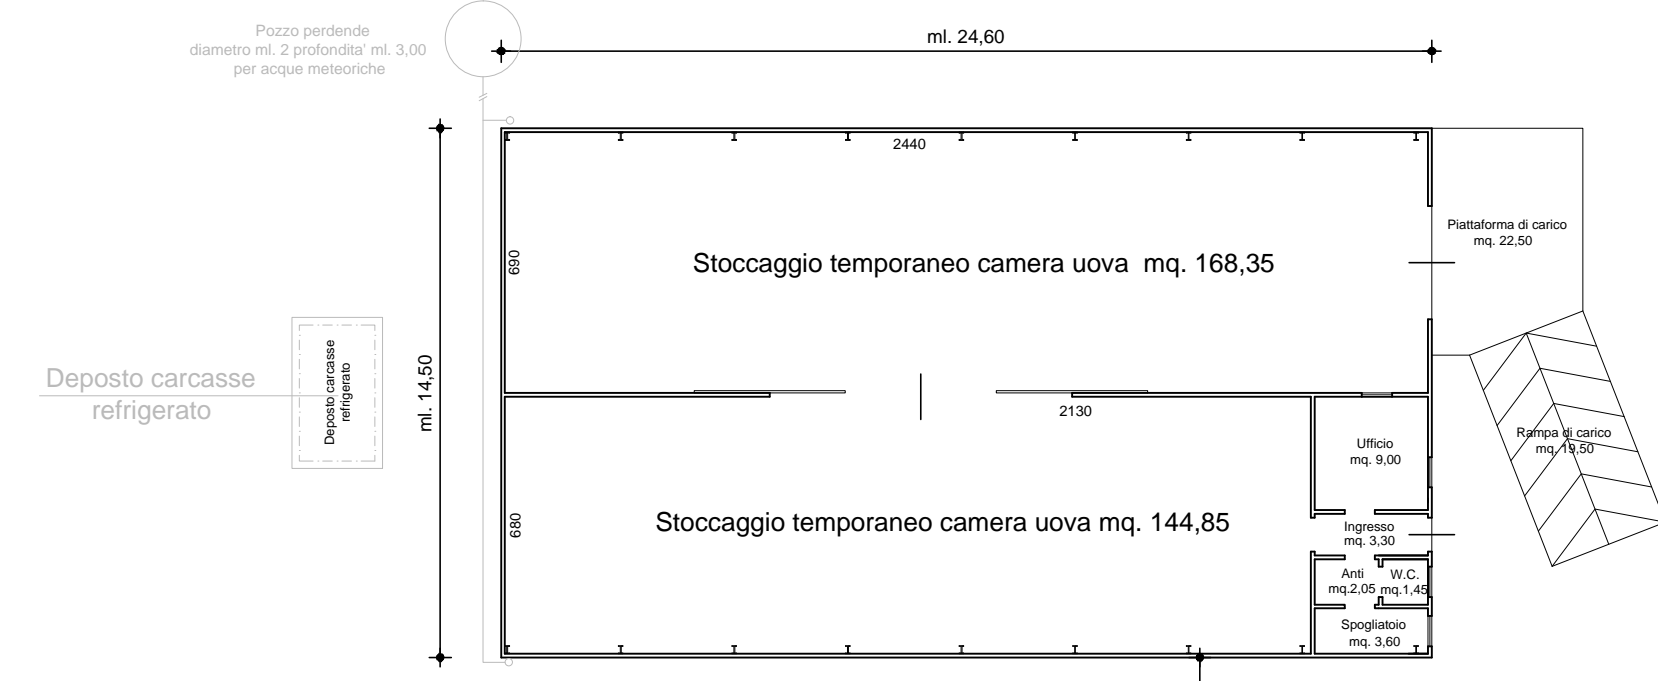

PIANTA PIANO TERRA

PIANTA SOPPALCO TECNICO

Studio Tecnico Pascon Geom. Fausto
 SAN VENDEMIANO Piazza San Pietro 45 Tel. : 3477190294 e-mail pasconfausto@libero.it
 Comune di Cordignano Provincia di Treviso

Progetto di riqualificazione fabbricato agricolo ad uso allevamento galline ovaiole a terra e realizzazione nuovo magazzino-deposito uova

Ditta : Tomè società agricola s.s.

PIANTA CON PUNTI DI EMISSIONE - SCARICO E ARCO DI DISINFEZIONE

Comune di Cordignano Sez. C Fg. 5^a mapp. 63 sub. 11 - 12

Tavola n. 3/5
 Il Progettista

Scala 1:200
 Data
 Ref. 001-11/2022

A meno di legge si riserva la proprietà di questo disegno con diritto di ripubblicare o rendere comunque noto a terzi senza autorazione scritta.