


LEGGENDA			
	Flussi aria in uscita		Flussi aria in ingresso
	Finestre immissione aria periodo invernale		Batteria immissione aria periodo estivo con raffreddamento evaporativo pad cooling H. mt. 1,5 Lung. mt. 36,00
	Ventilatori estrazione aria		Immissione aria
	Emissione aria		Emissione aria

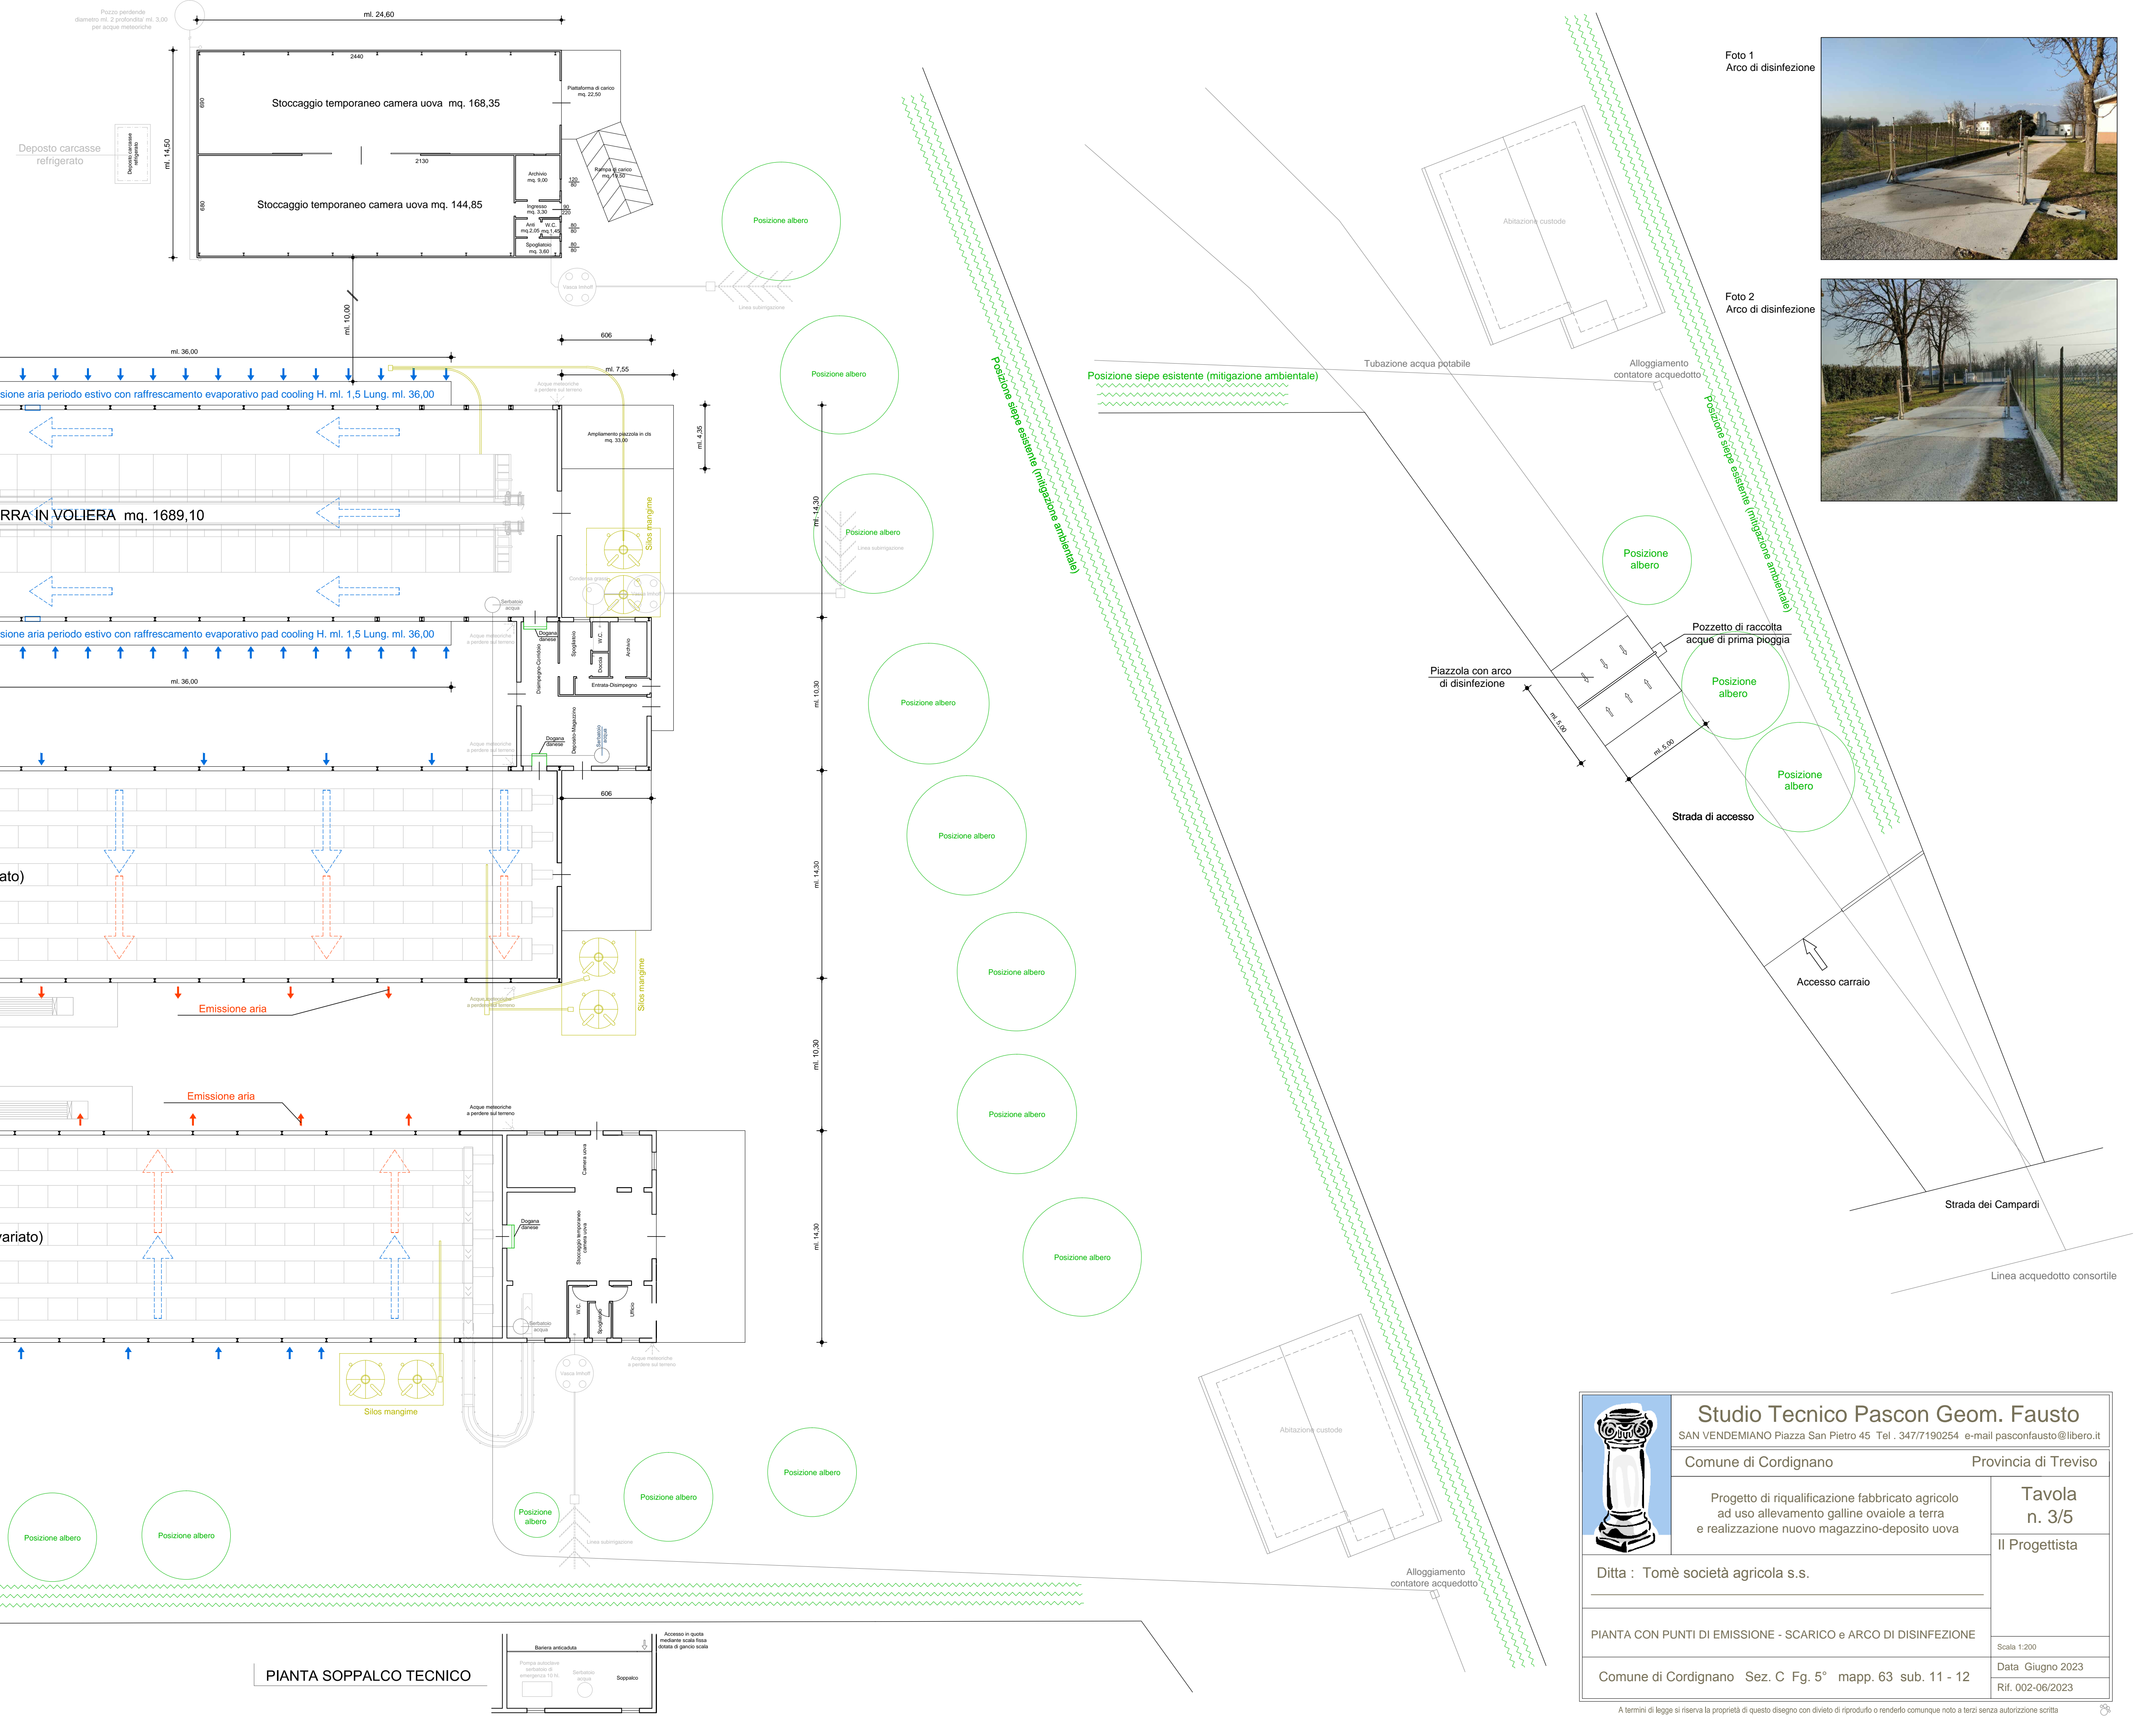

PIANTA PIANO TERRA

PIANTA SOPPALCO TECNICO

	<b>Studio Tecnico Pascon Geom. Fausto</b> SAN VENEGIMANO Piazza San Pietro 45 Tel.: 34771/80204 e-mail: pasconfausto@libero.it	Provincia di Treviso
	Comune di Cordignano	
Progetto di riqualificazione fabbricato agricolo ad uso allevamento galline ovaiole a terra e realizzazione nuovo magazzino-deposito uova		Tavola n. 3/5
Ditta : Tomè società agricola s.s.		Il Progettista
PIANTA CON PUNTI DI EMISSIONE - SCARICO e ARCO DI DISINFEZIONE		Scala 1:200
Comune di Cordignano - Sez. C - Fg. 5 <sup>a</sup> - mapp. 63 sub. 11 - 12		Data: Giugno 2023
		Ref. 002-06/2023

A meno di legge in merito al progetto di questo disegno con dr. arch. o ingegnere o tecnico competente red. o in loco o a distanza autorizzata art. 15