

**MODIFICA DEL DEPURATORE
PRESSO LO STABILIMENTO LATTERIE VENETE SPA**


sito in Via Bassanese n°2

Comune di Vedelago (TV)

VERIFICA DI ASSOGGETTABILITÀ A V.I.A. (SCREENING)


Diagrammi di Piping and Instrumentation (P&I)

Processo Aerobico e Anaerobico

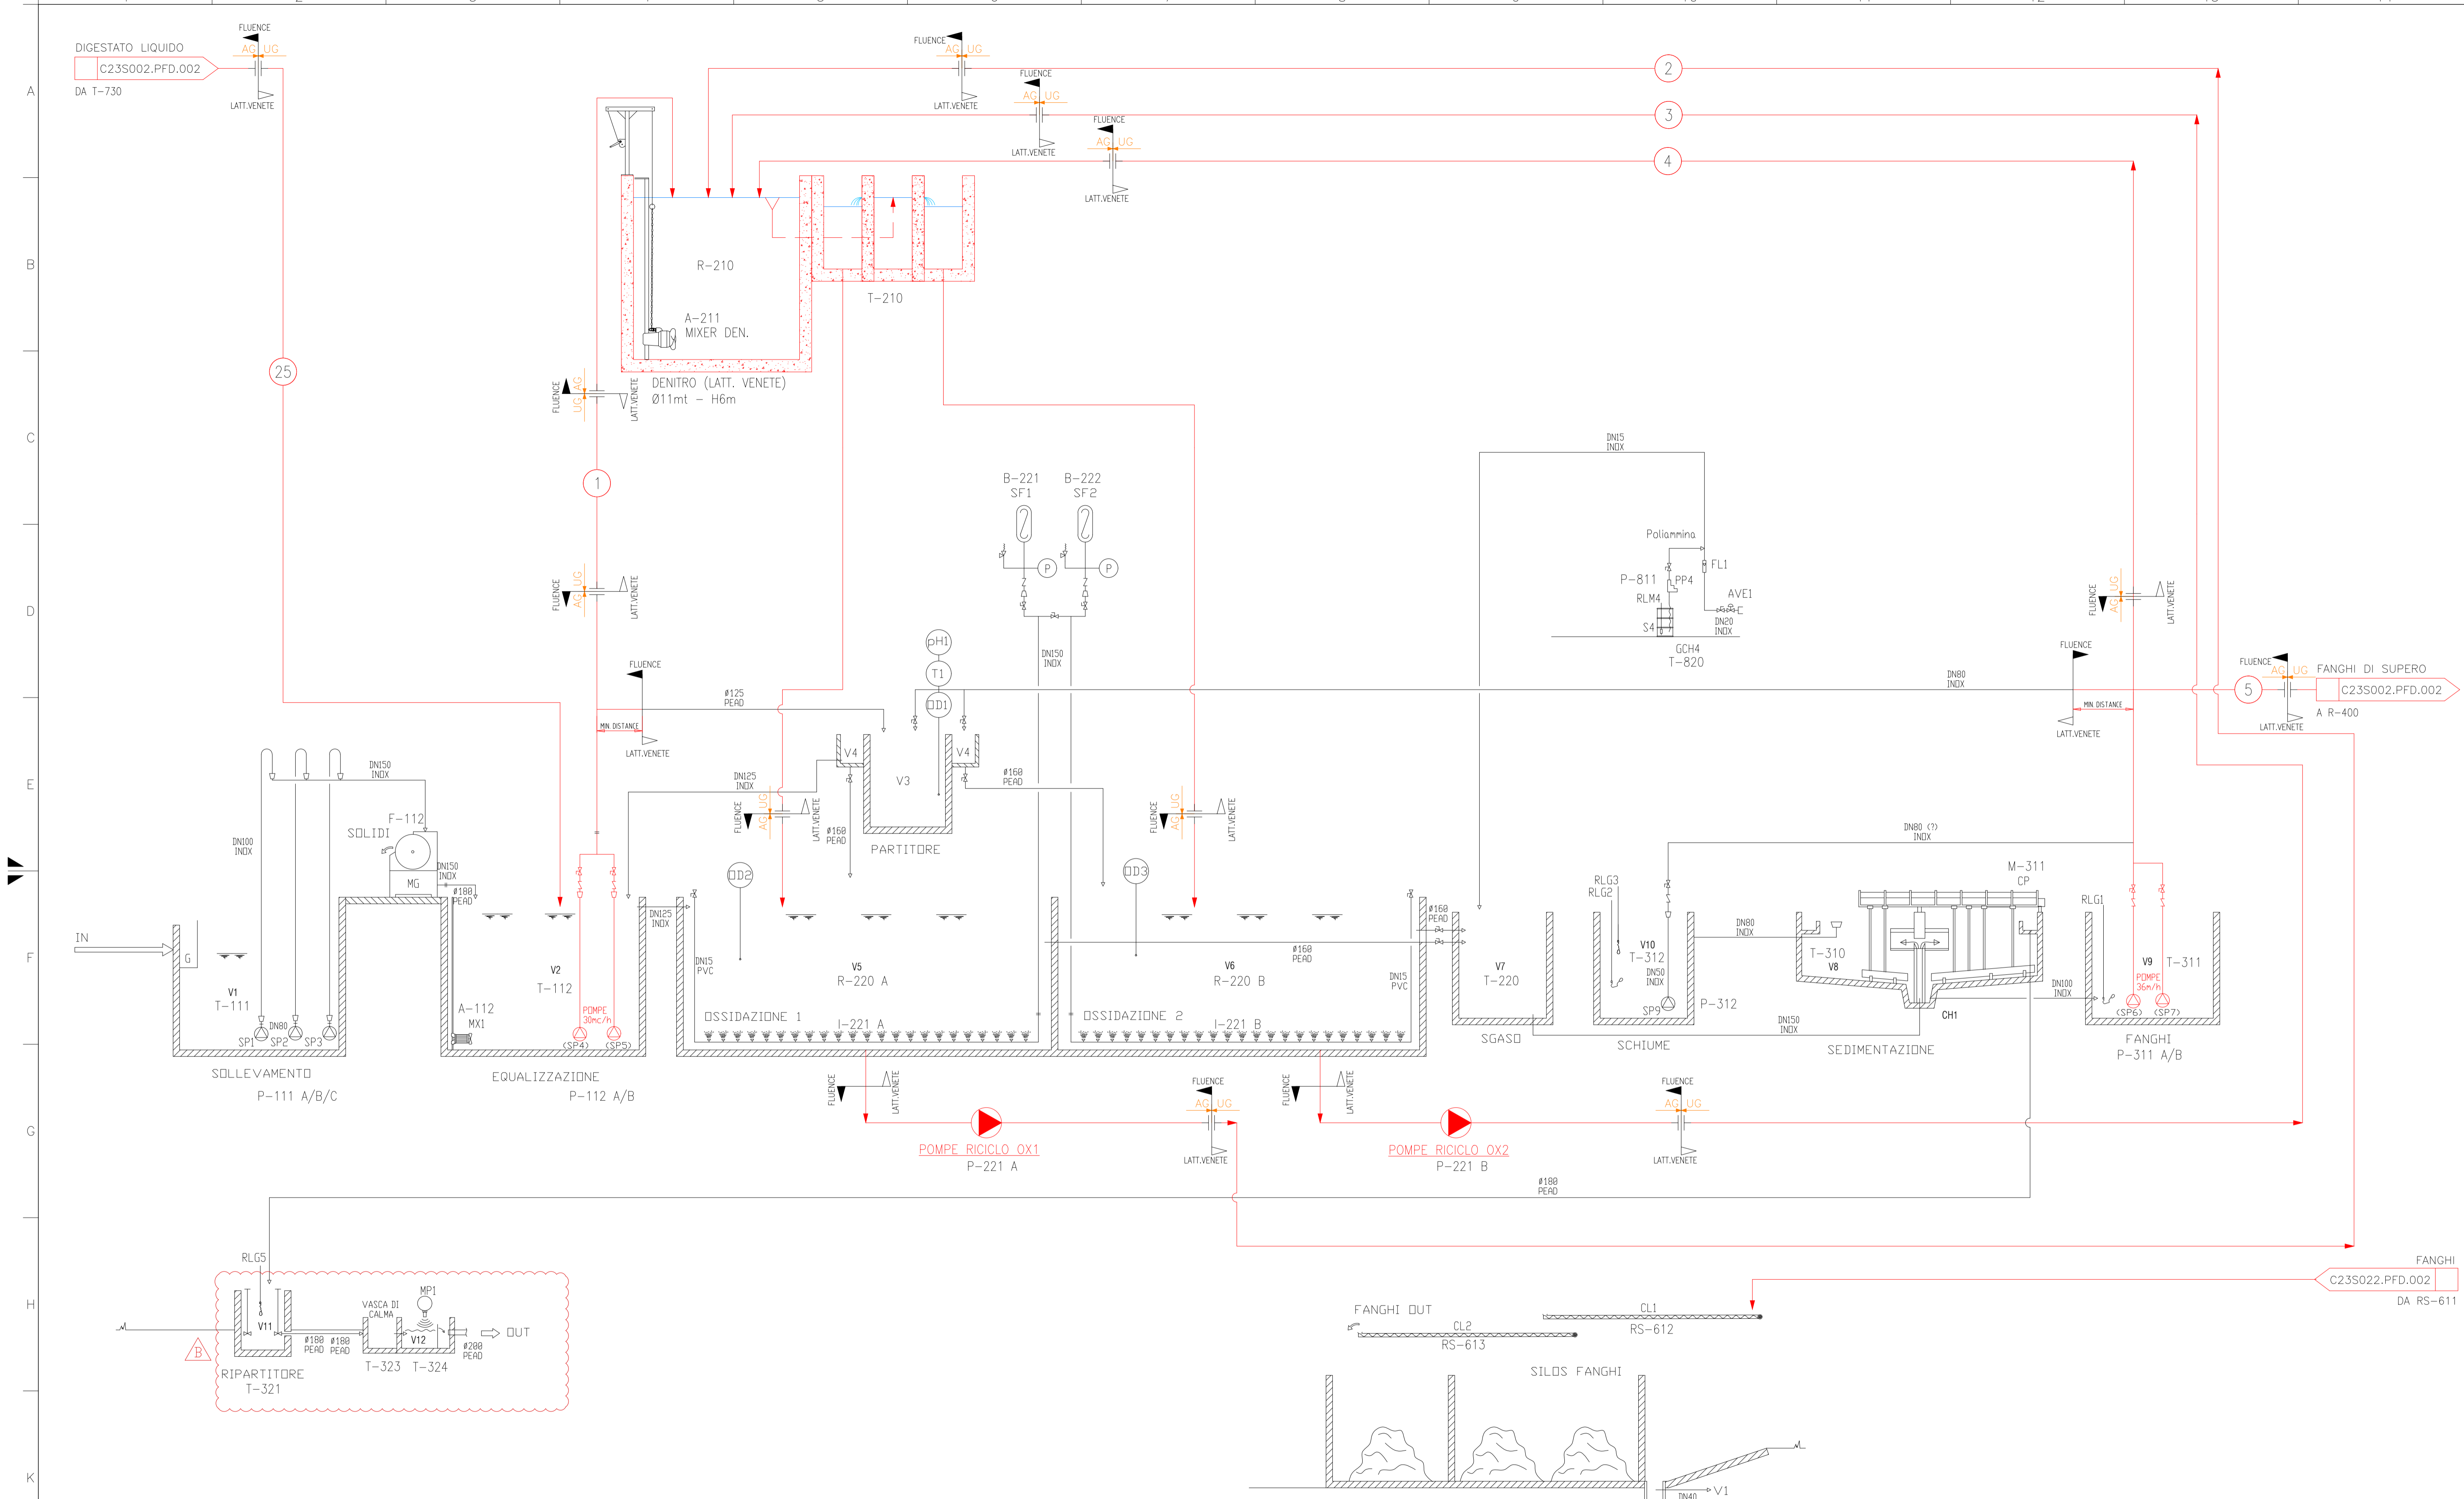

LEGENDA	
	LINEA PRINCIPALE
	LINEA DOSAGGI
	LINEA DIGESTATO / FANGHI
	LINEA BIOGAS
	LINEA DOSAGGI
	LINEA ARIA
	LINEA ACQUA DI RISCALDAMENTO
	EQUIPAGGIAMENTO NUOVO
	EQUIPAGGIAMENTO ESISTENTE

B	04/04/2023	REVISIONE	A.L.	V.B.	P.M.
A	21/03/2023	PRIMA EMISSIONE	A.L.	V.B.	P.M.
Rev	Date	Modifica	Disegnato	Verificato	Approvato
Rev	Date	Modify	Drawn	Checked	Approved
SCALA: Scale:		DENOMINAZIONE: LATTERIE VENETE VEDELAGO (TV)			
IMPianto: IMPIANTO PRODUZIONE BIOGAS DA SCOTTA		LABORATORIO: PROCESS FLOW DIAGRAM - REVAMPING AEROBICO			
Fluence Italy S.r.l. Riviera Modigliani del Lario, 12 - 35127 ZP Padova (Italy) Tel. 0529 548 910/911 - Fax 0529 548 910/911 e-mail: info@fluencecorp.com - web: www.fluencecorp.com		COMMESSA: C23S022	DISEGNO N°: C23S022	GRUPPO: C	SC.GR. CODICE: PFD_001-B
<small>Fluence Italy S.r.l. si riserva la proprietà di questo disegno e delle informazioni in esso contenute con il diritto di approvare e di rendere noto a terzi o a altre concorrenti senza esplicito consenso non può autorizzare senza permesso e norme di legge, adattare o in Fluence Italy S.r.l. CONSIDERARE QUESTO DOCUMENTO TO BE A COMPANY SECRET AND THEREFORE PROHIBITS ANY PERSON TO REPRODUCE OR DISCLOSE IT OR MAKE IT KNOWN IN WHOLE OR IN PART TO OTHER PARTIES OR TO COMPETITORS WITHOUT EXPRESS WRITTEN AUTHORISATION.</small>					
FILE: C23S022.PFD.001-B PFD AEROBICO.DWG					

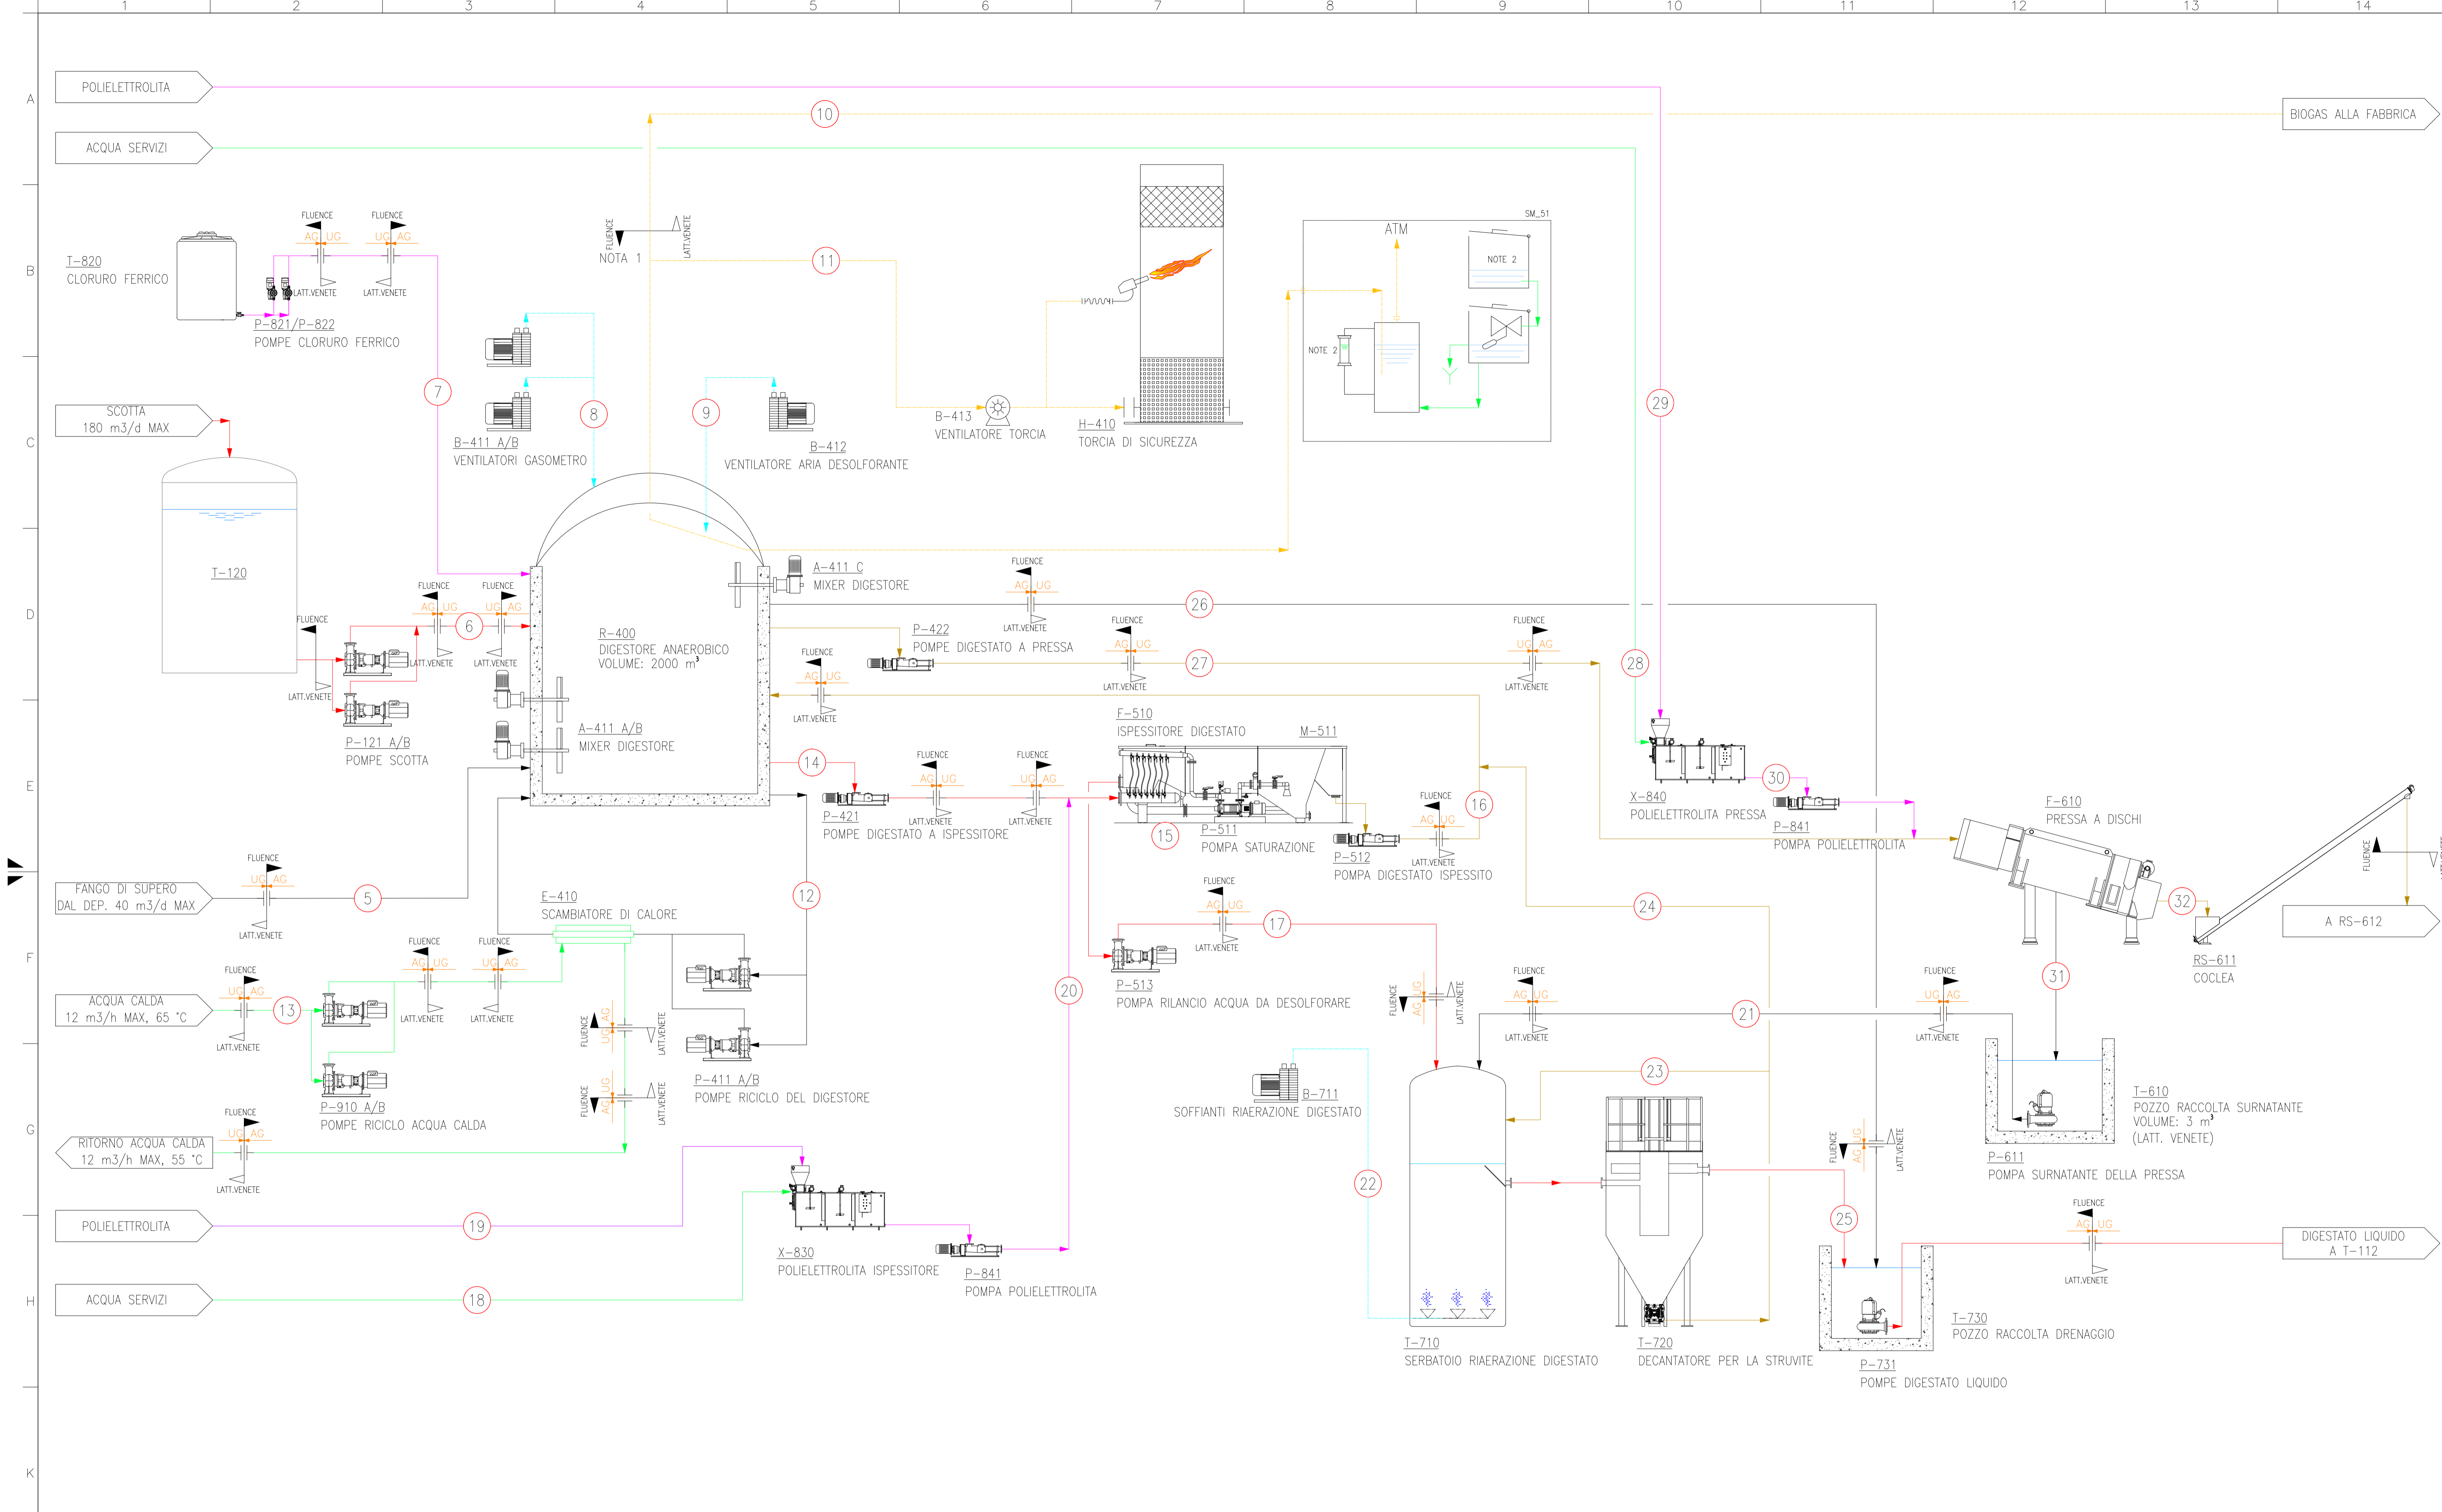

LEGENDA	
—	LINEA PRINCIPALE
—	LINEA DOSAGGI
—	LINEA DIGESTATO / FANGHI
—	LINEA BIOGAS
—	LINEA DOSAGGI
—	LINEA ARIA
—	LINEA ACQUA DI RISCALDAMENTO
—	EQUIPAGGIAMENTO NUOVO
—	EQUIPAGGIAMENTO ESISTENTE

NOTE GENERALI
 general notes

NOTA-1: USCITA SEPARATORE DI CONDENSA

NOTA-2: VERIFICARE PRESENZA DI ACQUA OGNI GIORNO

A	21/03/2023	FIRST ISSUE	A. L.	V.B.	P.M.
Rev	Date	Modifica	Disegnato	Verificato	Approvato
Scale:	DENOMINAZIONE: LATTERIE VENETE VEDELAGO (TV)		Drawn	Checked	Approved
IMPIANTO: IMPIANTO PRODUZIONE BIOGAS DA SCOTTA			TIPO Sheet		
ELABORATO: PROCESS FLOW DIAGRAM			FOGLIO Rev		
Fluence Italy S.r.l. Riviera Modigliani del Lario, 12 - 35127 ZP Padova (Italy) Tel. 049 9148 9100 - Fax 049 9148 9100 e-mail: info@fluencecorp.com - web: www.fluencecorp.com		COMMESSA: C23S022	DISEGNO N°: C23S022	GRUPPO C	CODICE 23S022
<small>Fluence Italy S.r.l. si riserva la proprietà di questo disegno e delle informazioni in esso contenute con il diritto di approvazione e di rinnovo. È vietata espressamente l'uso non autorizzato senza permesso e norma di legge. ACCORDO TO LINE Fluence Italy S.r.l. CONSIDERARE QUESTO DOCUMENTO TO BE A COMPANY SECRET AND THEREFORE PROHIBIT ANY PERSON TO REPRODUCE OR DISCLOSE IT OR MAKE IT KNOWN IN WHOLE OR IN PART TO OTHER PARTIES OR TO COMPETITORS WITHOUT SPECIFIC WRITTEN AUTHORISATION.</small>					
FILE: C23S022.PFD.002-AA PFD ANAEROBICO.DWG					