


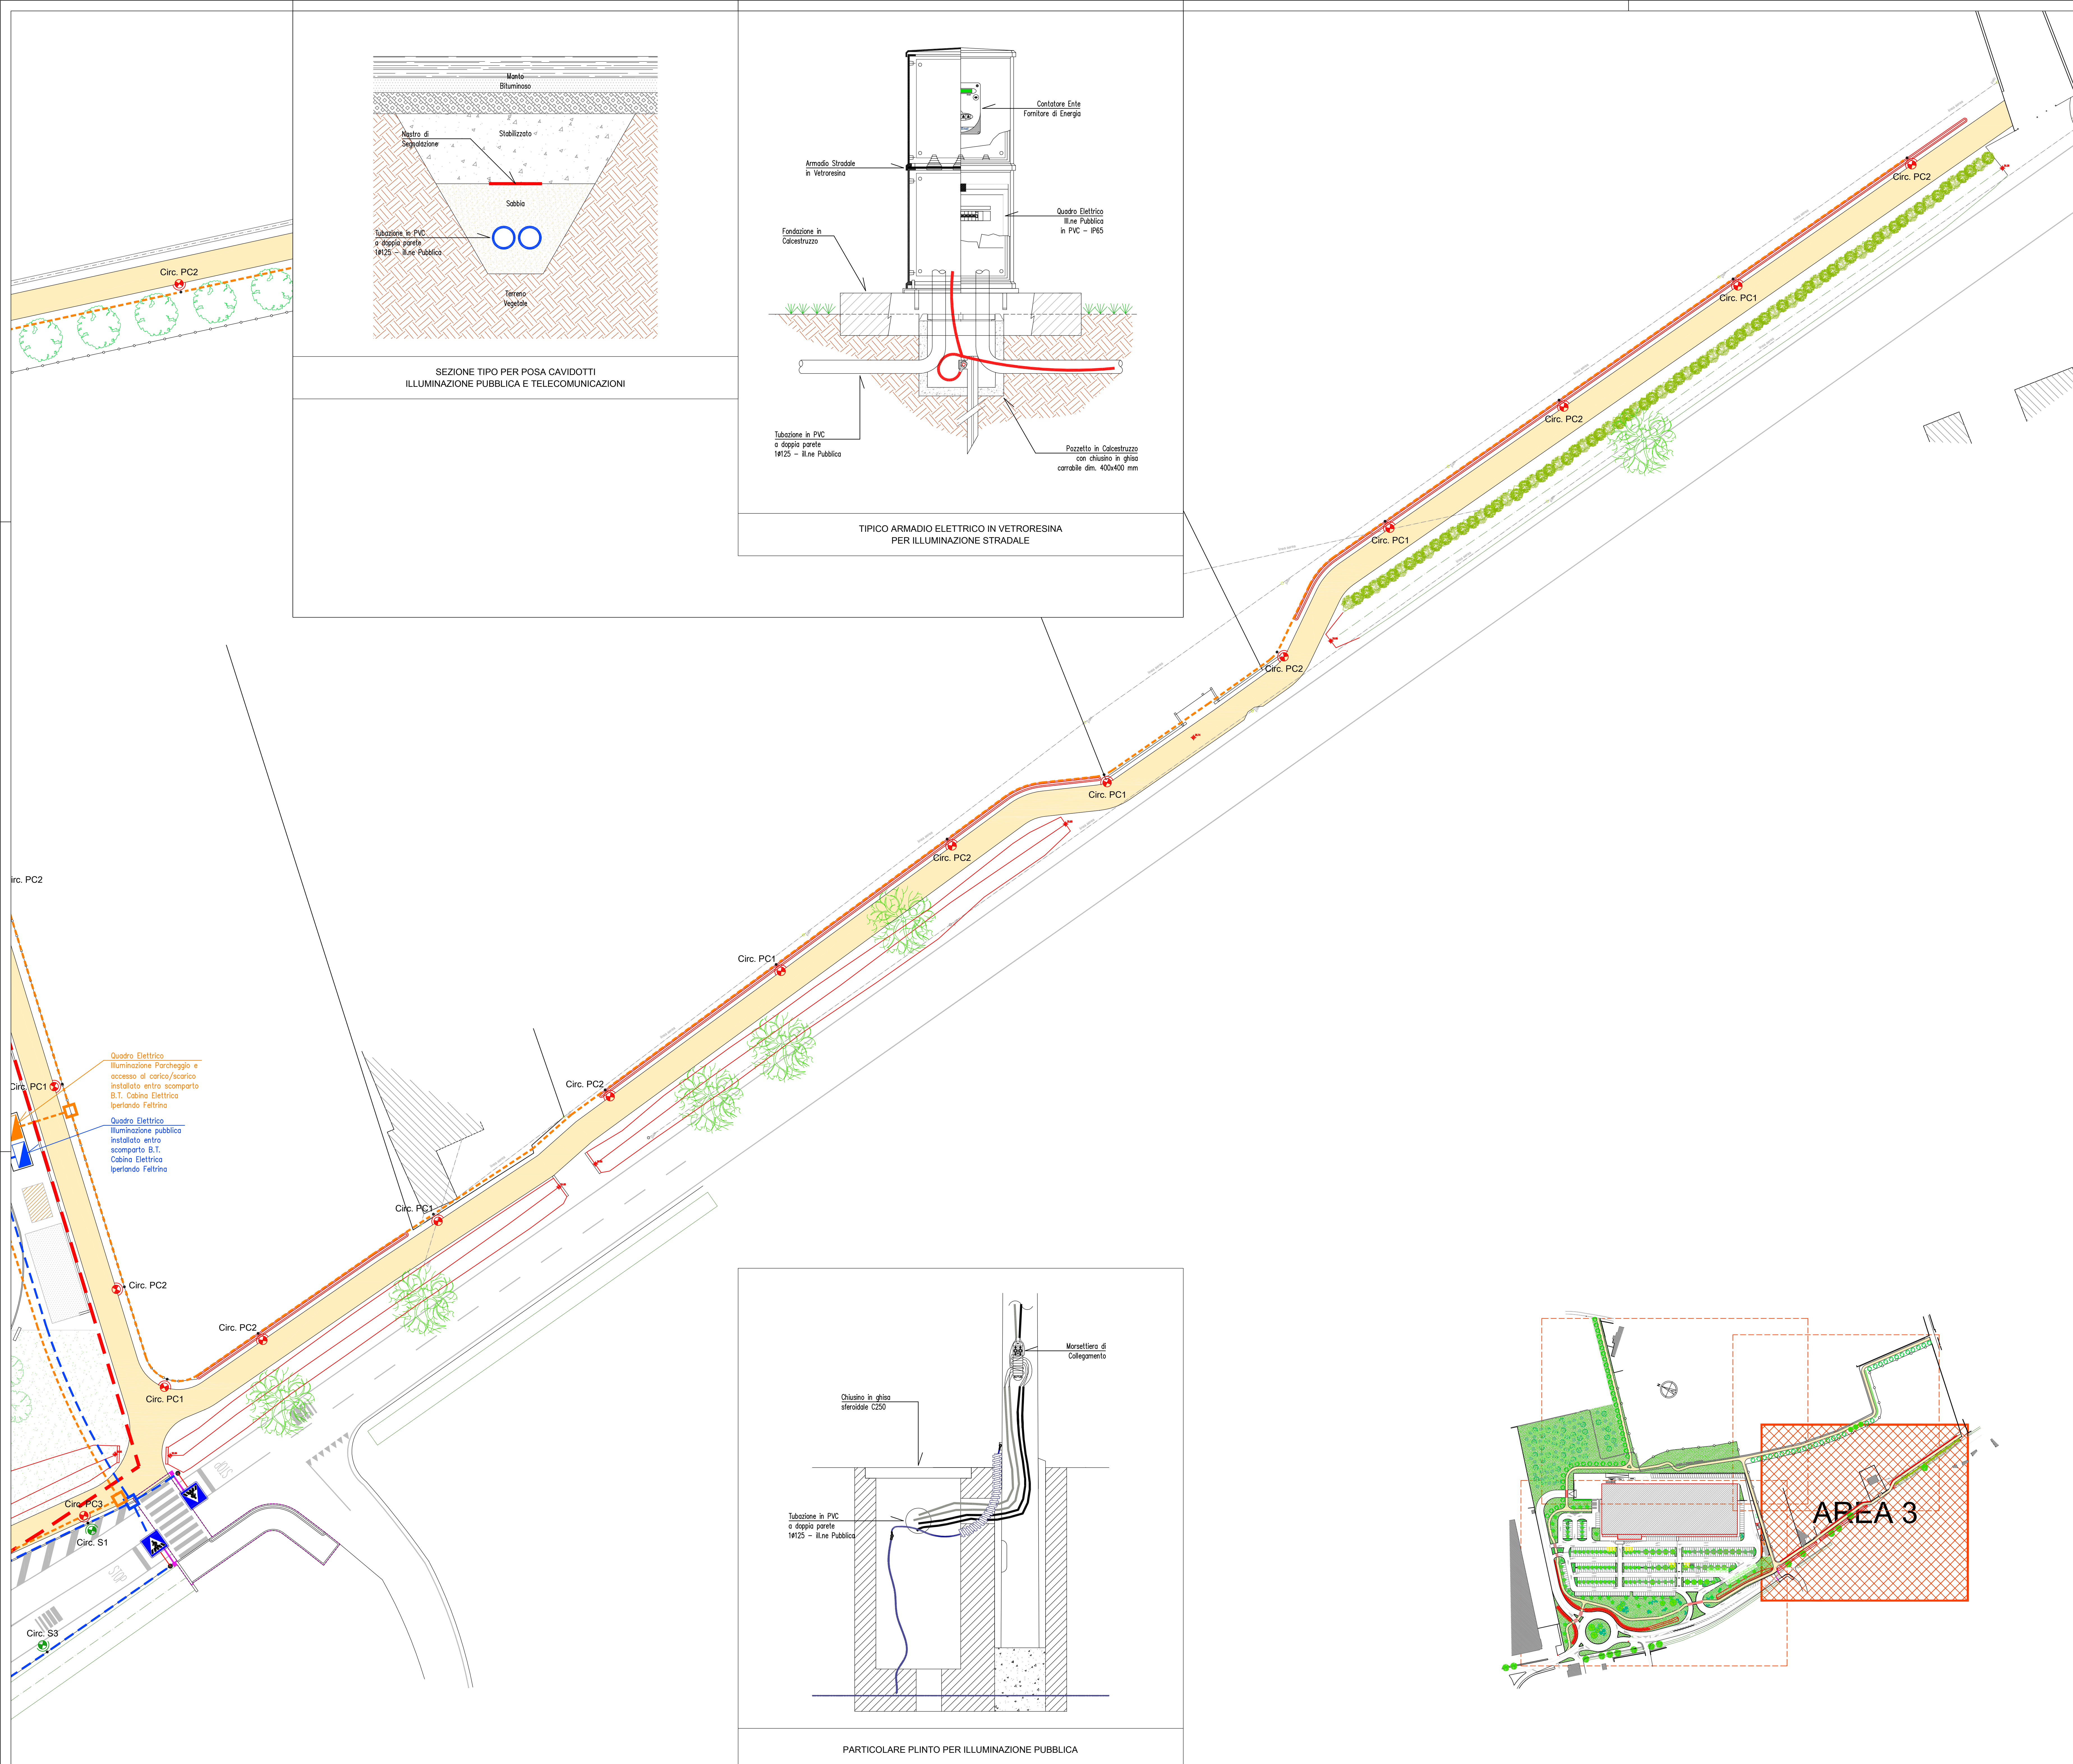

- Corpo Illuminante di tipo Stradale per montaggio su Palo h=8 m con lampada a LED da 57 W - 6970 lm tipo "ITALO 1 0F3 STW 3.5-3M" marca AEC Illuminazione S.r.l.
- Corpo Illuminante di tipo Stradale per montaggio su Palo h=6 m con lampada a LED da 39 W - 4800 lm tipo "ITALO 1 0F3 STW 3.5-2M" marca AEC Illuminazione S.r.l.
- Corpo Illuminante di tipo Stradale per montaggio su Palo h=6 m con lampada a LED da 21 W - 2330 lm tipo "ITALO 1 0F3 STW 3.5-1M" marca AEC Illuminazione S.r.l.
- Corpo Illuminante di tipo Stradale per montaggio su Palo h=8 m con lampada a LED da 57 W - 6970 lm tipo "ITALO 1 0F3 STE-S 3.5-3M" marca AEC Illuminazione S.r.l.

Cartello Luminoso con lama di luce Attraversamento Pedonale

- Linee allacciate a quadro elettrico illuminazione pubblica
- Linee allacciate a quadro elettrico illuminazione parcheggio
- Perimetro del PdL

COMUNE DI TREVISO
PROVINCIA DI TREVISO

Comitente:
SOCIETA' F.lli LANDO S.p.A.
Strada Regionale Feltrina, 348

Fase:
PROGETTO DEFINITIVO

Descrizione elaborato:
**IMPIANTI ELETTRICI
IMPIANTO DI ILLUMINAZIONE PUBBLICA**

Livello:
PLANIMETRIA AREE ESTERNE - AREA 3

Disegnato: EL.03	Approvato: CZ.LDZ	File:
Scala: 1:250	Disegnato: gip	Approvato: CZ.LDZ
Disciplina: MECCANICA ☐ ELETTRICI ☒ ANTINCENDIO ☐	Elaborato:	